
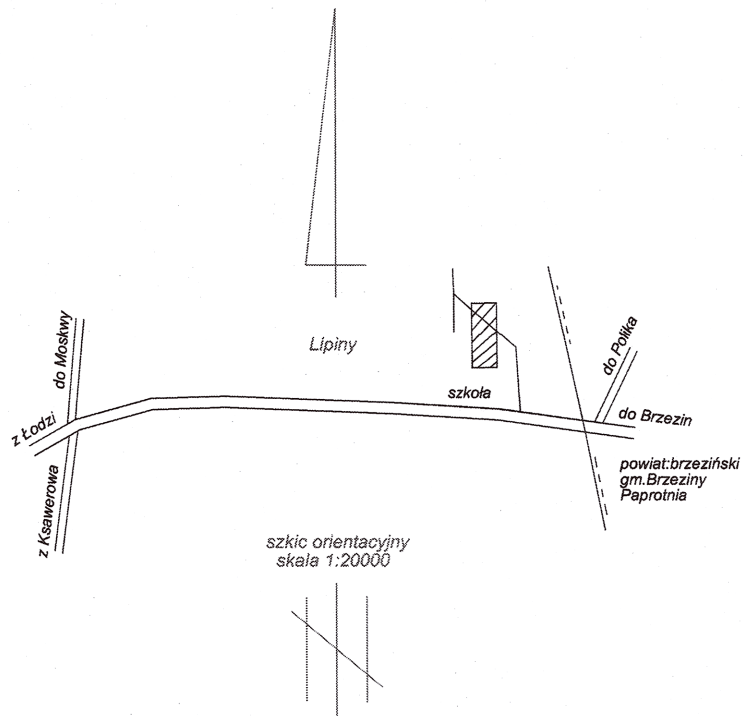


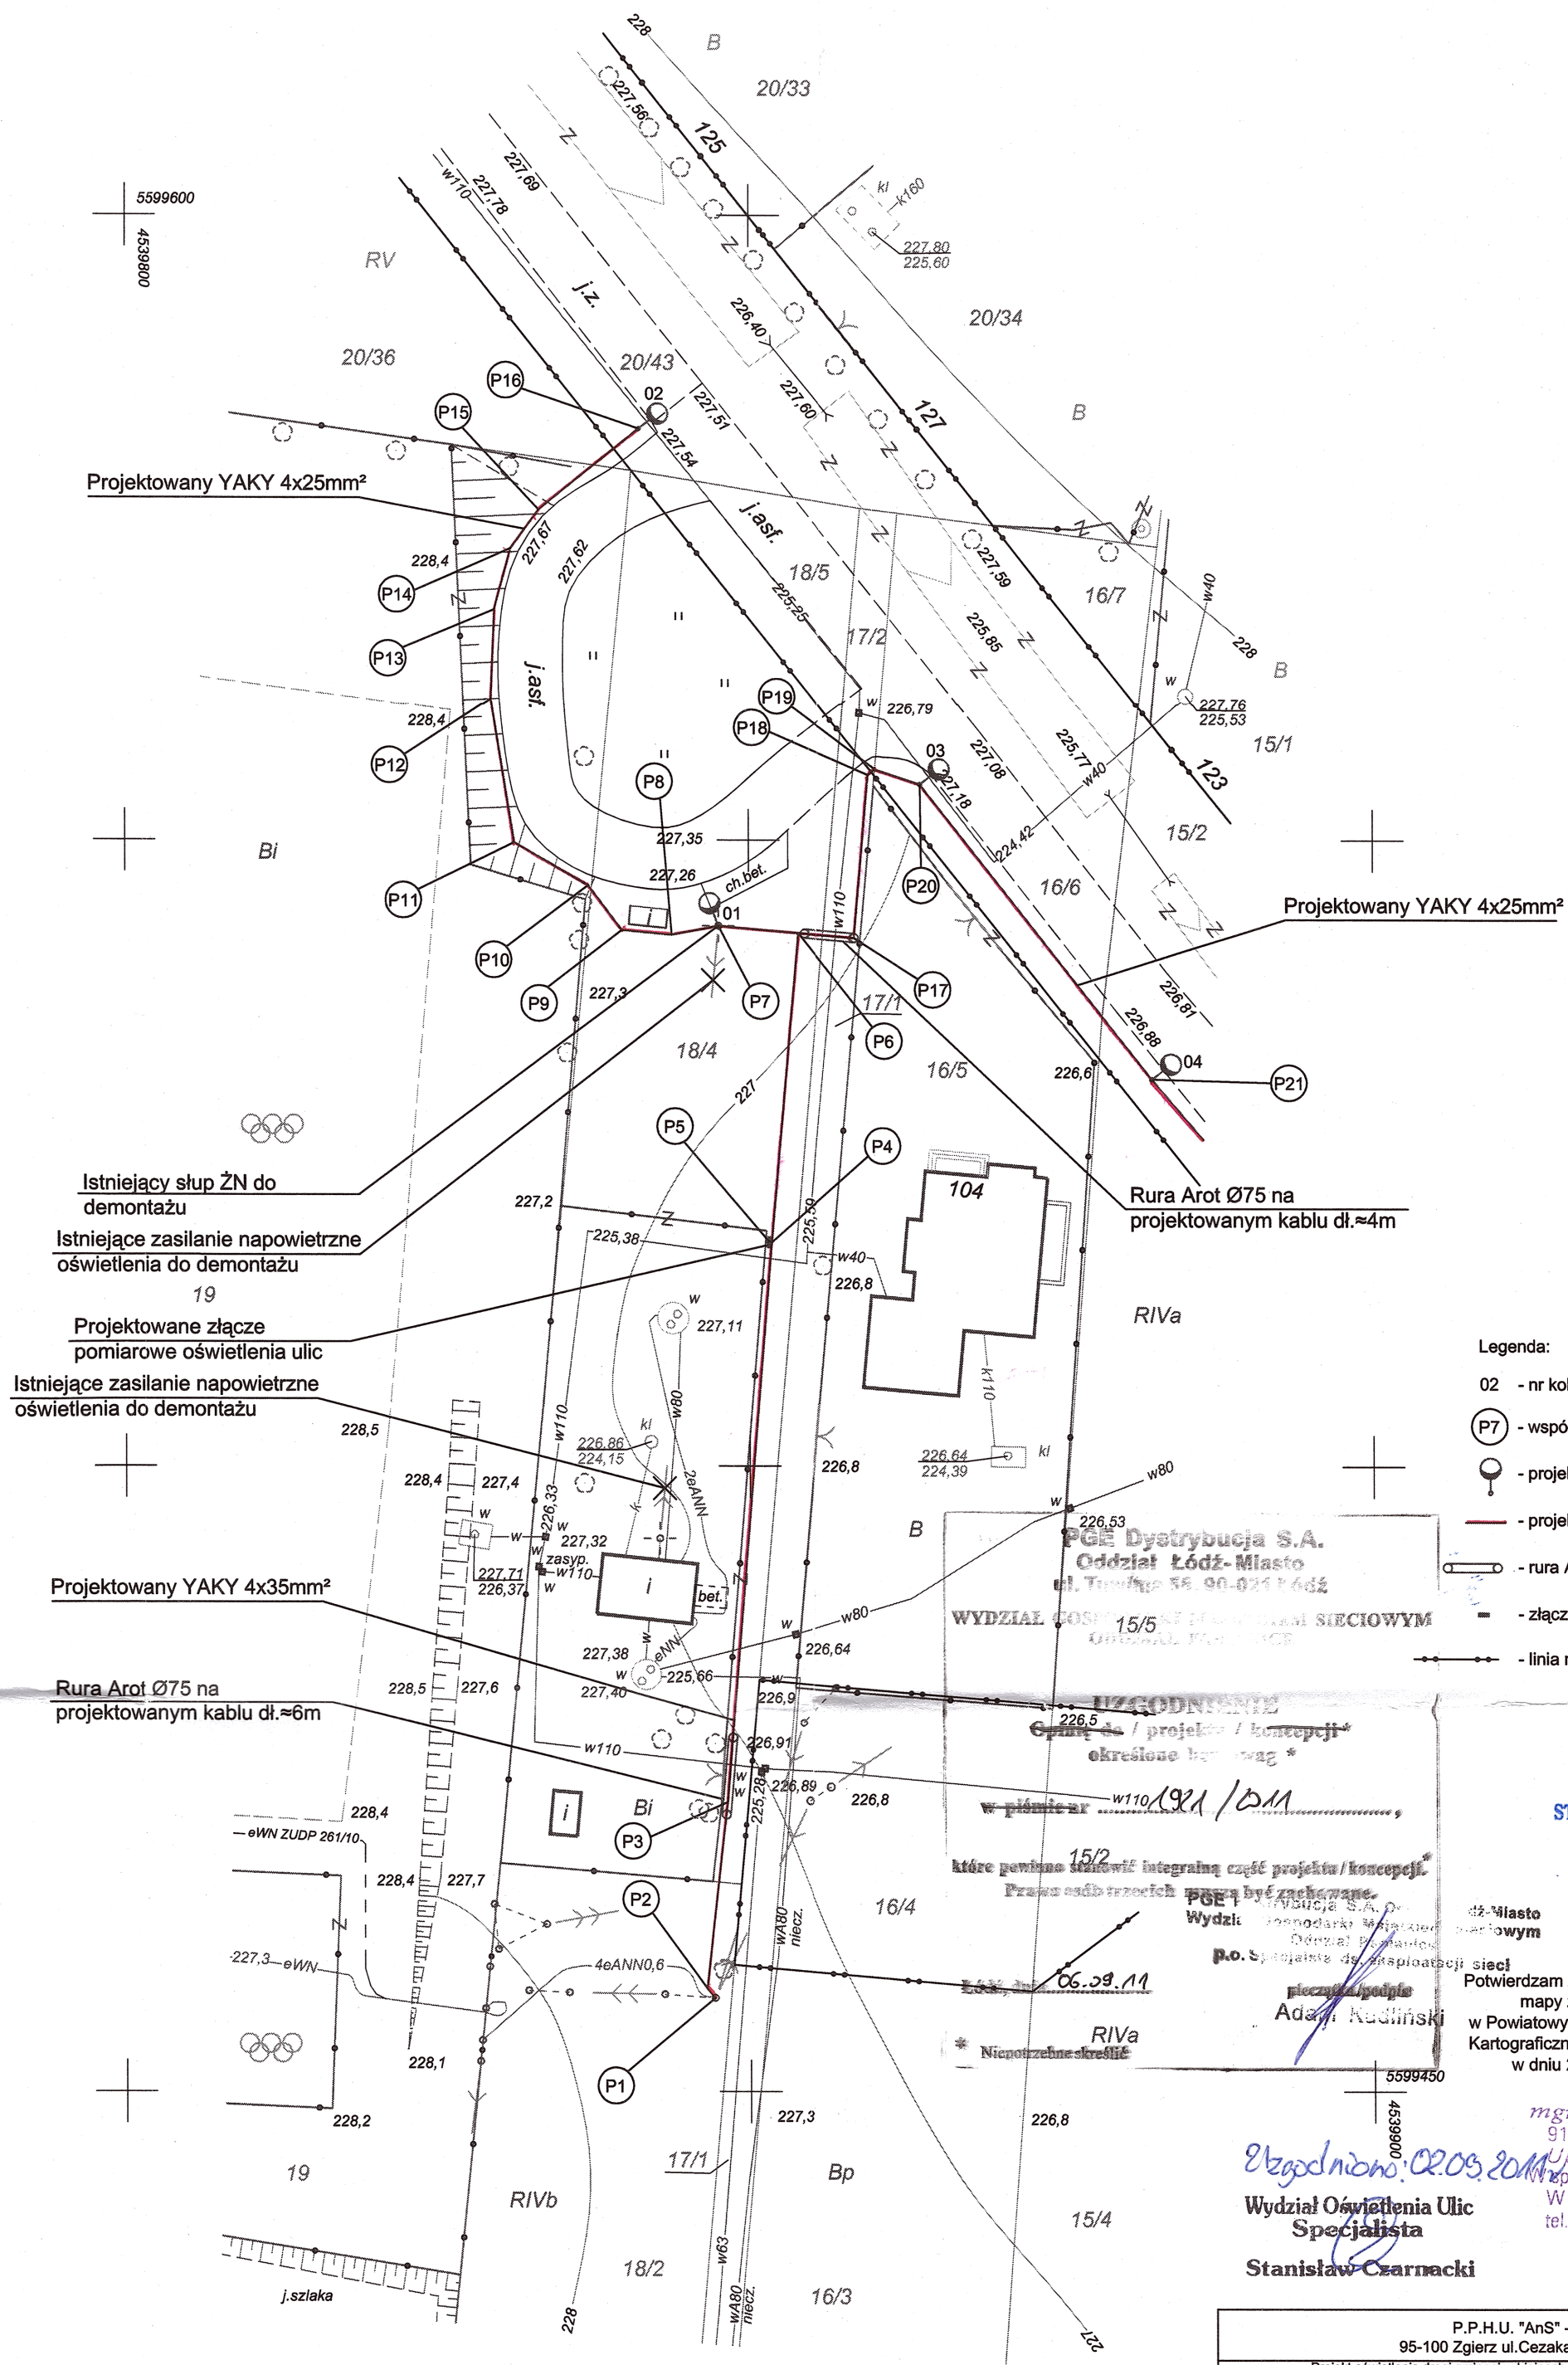

Mapa sytuacyjno wysokościowa
do celów projektowych
skala 1: 500

woj. łódzkie
pow. łódzki wschodni
gm. Nowosolna
obręb: Lipiny
w. Lipiny

Mapę wykonano na podstawie mapy zasadniczej gm. Nowosolna w skali 1: 1000
oraz pomiaru z miesiąca kwietnia 2011 roku.
Seksja 122.222.031,033.

STAROSTA ŁÓDZKI WSCHODNI
POWIATOWY OŚRODEK DOKUMENTACJI
GEODEZYJNEJ I KARTOGRAFICZNEJ
DLA POWIATU ŁÓDZKIEGO WSCHODNIEGO
W obszarze oznaczonym linią
dokonano aktualizacji treści mapy zasadniczej.
Dokumenty z pomiaru uzupełniającego przyjęto
do zasobu powiatowego w dniu 27.04.2011 r.
i zaewidencjonowano pod nr 1429/11.
Niniejsza mapa może służyć do celów projektowych.
Projektowane obiekty budowlane wymagające
pozwolenia na budowę podlegają wytyczeniu
i inwentaryzacji powykonawczej przez jednostki
uprawnione do wykonywania prac geodezyjnych.
Łódź, dnia 27.04.2011 r.
Stanisław Budzyński

Usługi Geodezyjne i Kartograficzne
STANISŁAW BUDZYŃSKI
92-754 Łódź ul. Viewegera 5 tel. 502325511, 0426717840
geodeta uprawniony
Stanisław Budzyński
upr. 11663
Łódź 21.04.2011 r. L.k.s.br.11663/67/2011

P.P.H.U. "AnS" - Andrzej Sroczyński 95-100 Zgierz ul. Cezaka 6/1, tel/fax 0-42-716-13-38			
TEMAT: Projekt oświetlenia drogi gminnej w Lipinach nr drogi 106344E - od krancówki autobusowej MPK do drogi krajowej nr 72 - gmina Nowosolna Zamierzenie realizowane na dz. nr ew. 18/2, 18/4, 19, 20/36, 20/43, 17/2, 16/6, 15/2 obręb Lipiny			
STADIUM: PROJEKT BUDOWLANY			PODPISY
PROJEKTANCI:	mgr inż. Andrzej Sroczyński	upr. bud.	65/84/WML
	mgr inż. Michał Siniński	upr. bud.	ŁOD/1439/PWOE/10
	mgr inż. Włodzisław Pawlak		
TYTUŁ RYS: Projekt zagospodarowania terenu Projektowana linia kablowa i słupy oświetleniowe			NR RYS. E-1
BRANŻA:	ELEKTRYCZNA	DATA:	Lipiec 2011
		SKALA:	1:500