


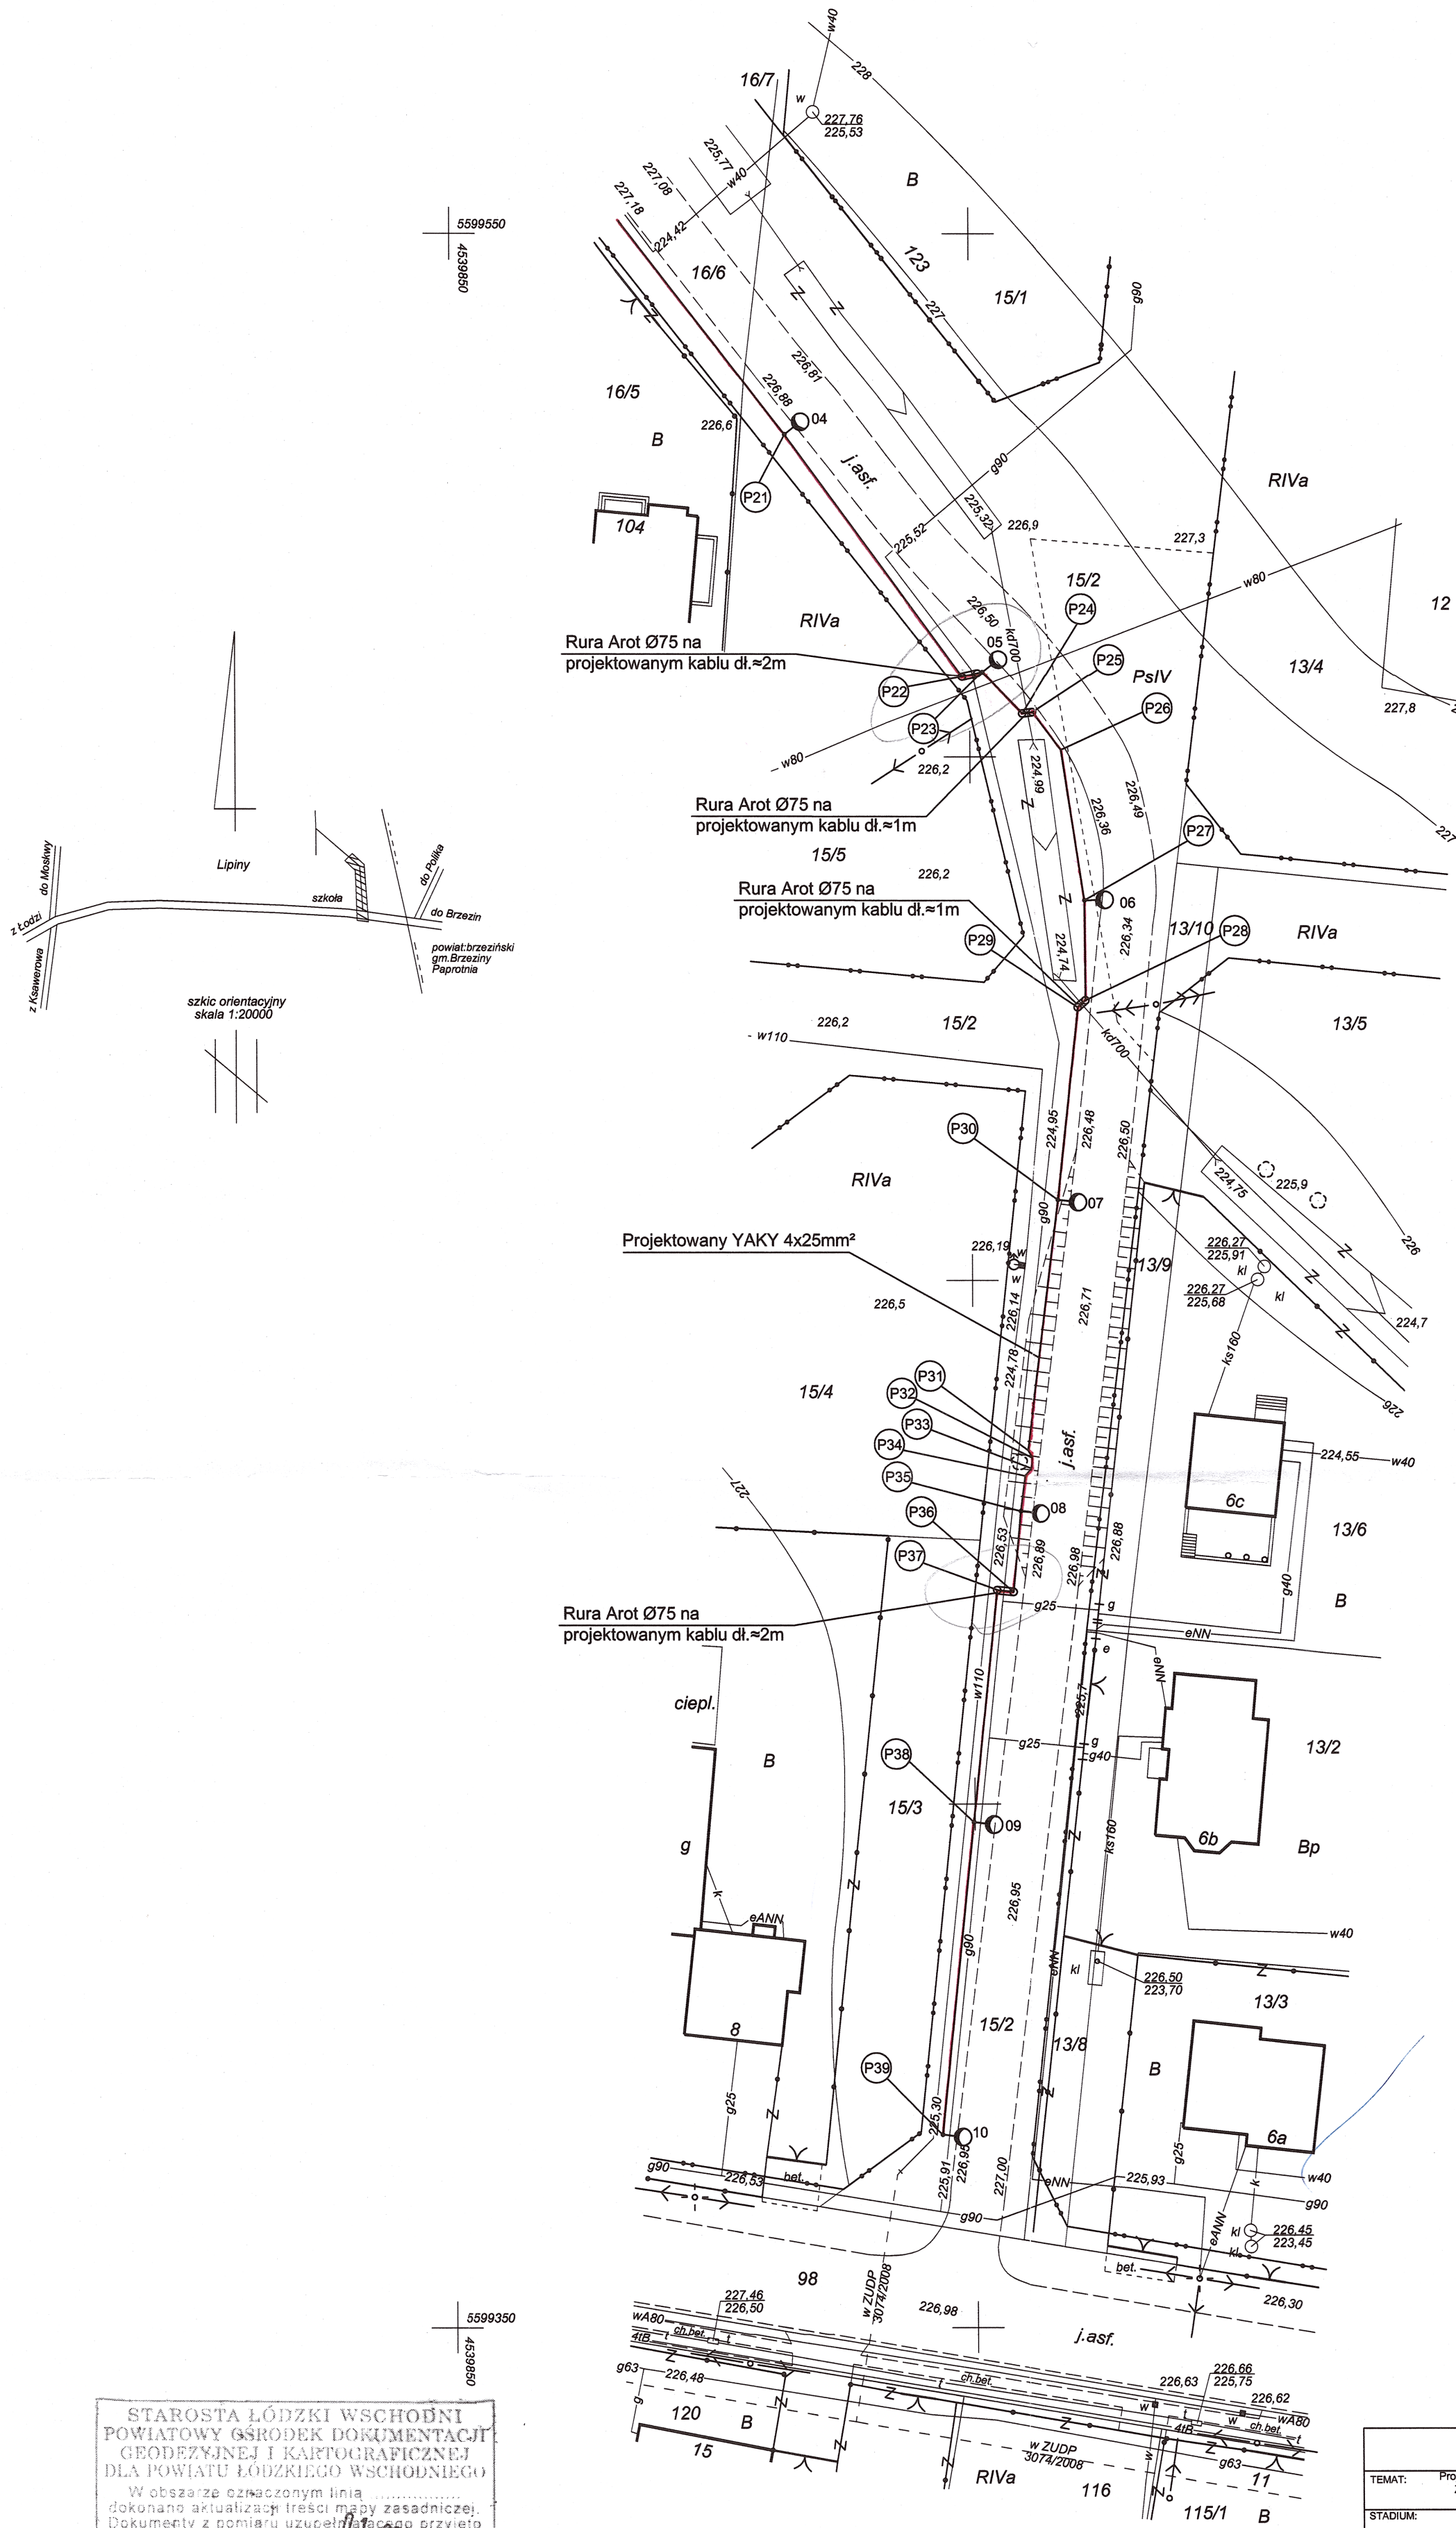

MAZOWIECKA SPÓŁKA GAZOWNICTWA
Mazowiecka Spółka Gazownictwa sp. z o.o. w Warszawie
Oddział Zakład Gazowniczy Łódź
Rejon Dystrybucji Gazu Łódź-Północ
ul. Targowa 18, 90-042 Łódź
tel. 042 675 92 70 fax 042 675 92 68
NIP 527 23 26 936
KRS 0000147419 REGON 017195708

LRN/39/11 2011-10-17

Oświadczam, że powyższe opracowanie projektowe
kable i słupy oświetleniowe
z istniejącą siecią gazową wykonał z prośbą
projektanta oraz obowiązującymi przepisami.
Prace ziemne w pobliżu sieci gazowej, należy
wykonywać ręcznie. Zlecić nadzór do OZG w Łodzi

OBIEKT: Lipiny
Z-ca KIEROWNIKA
Rejonu Dystrybucji Gazu
Łódź-Północ
Zbigniew Chmiedzewicz

- Legenda:
- 05 - nr kolejnego słupa zgodnie ze schematem
 - P30 - współrzędna punktu geodezyjnego
 - o - projektowany słup oświetleniowy
 - - - - - projektowana linia kablowa
 - o - rura Arot Ø75 na projektowanym kablu
 - - - - - linia rozgraniczająca

STAROSTWO POWIATOWE w ŁÓDZI
ul. Sienkiewicza nr 3
90-954 Łódź-4 Skr. 92

Potwierdzam zgodność mapy projektowej z oryginałem
mapy zasadniczej zaświadczoną w
Powiatowym Ośrodku Dokumentacji Geodezyjnej i
Kartograficznej dla Powiatu Łódzkiego Wschodniego
w dniu 01 czerwca 2011 r. pod nr 1967/11

mgr inż. Andrzej Sroczynski
91-473 Łódź, ul. Bieganki 13
Upr. Bud. nr 65/84/MŁ
W specjalności instalacyjno-inżynierskiej
W zakresie instalacji elektrycznych
tel./fax 0-42 7161336, 0502 252 256

STAROSTA ŁÓDZKI WSCHODNI
POWIATOWY OŚRODEK DOKUMENTACJI
GEODEZYJNEJ I KARTOGRAFICZNEJ
DLA POWIATU ŁÓDZKIEGO WSCHODNIEGO
W obszarze oznaczonym linią
dokonano aktualizacji treści mapy zasadniczej.
Dokumenty z pomiaru uzupełniono przyjęto
do zasobu powiatowego w dniu 01.06.2011 r.
i zaświadczono pod nr 1967/11.
Niniejsza mapa może służyć do celów projektowych.
Projektowane obiekty budowlane wymagające
pozwolenia na budowę podlegają wytyczeniu
i inwentaryzacji powykonawczej przez jednostki
uprawnione do wykonywania prac geodezyjnych.

Kazimierz Komisarczyk
Mapa sytuacyjno wysokościowa
do celów projektowych
skala 1: 500

woj. łódzkie
pow. łódzki wschodni
gm. Nowosolna
obręb: Lipiny
w. Lipiny

Mapę wykonano na podstawie mapy zasadniczej gm. Nowosolna w skali 1: 1000
oraz pomiaru z miesiąca maja 2011 roku.
Seksja 122.222.031.033.

Usługi Geodezyjne i Kartograficzne
STANISŁAW BUDZYŃSKI
92-754 Łódź ul. Viewegera 5 tel. 502325511, 0426717840
geodeta uprawniony
Stanisław Budzyński
upr. 11663

Łódź 28.05.2011 r. L.ks.rob.11663/130/2011

P.P.H.U. "Ans" - Andrzej Sroczynski 95-100 Gierz ul. Cezaka 6/1, tel/fax 0-42-716-13-38			
TEMAT: Projekt oświetlenia ulicznego na odcinku od drogi krajowej nr 72 do krawców MPK Lipiny Zamierzenie realizowane na dz. nr ew. 18/2, 18/4, 19, 20/36, 20/43, 17/2, 18/6, 15/2 obręb Lipiny - gmina Nowosolna			
STADIUM: PROJEKT BUDOWLANY		PODPISY	
PROJEKTANCI:	mgr inż. Andrzej Sroczynski	upr. bud.	65/84/MMŁ
	mgr inż. Michał Siniński	upr. bud.	LOD/1438/PWOE/10
	mgr inż. Włodzisław Pawlak		
TYTUŁ RYS: Projekt zagospodarowania terenu Projektowana linia kablowa i słupy oświetleniowe		NR RYS.	E-2
BRANŻA: ELEKTRYCZNA	DATA: Lipiec 2011	SKALA: 1:500	