


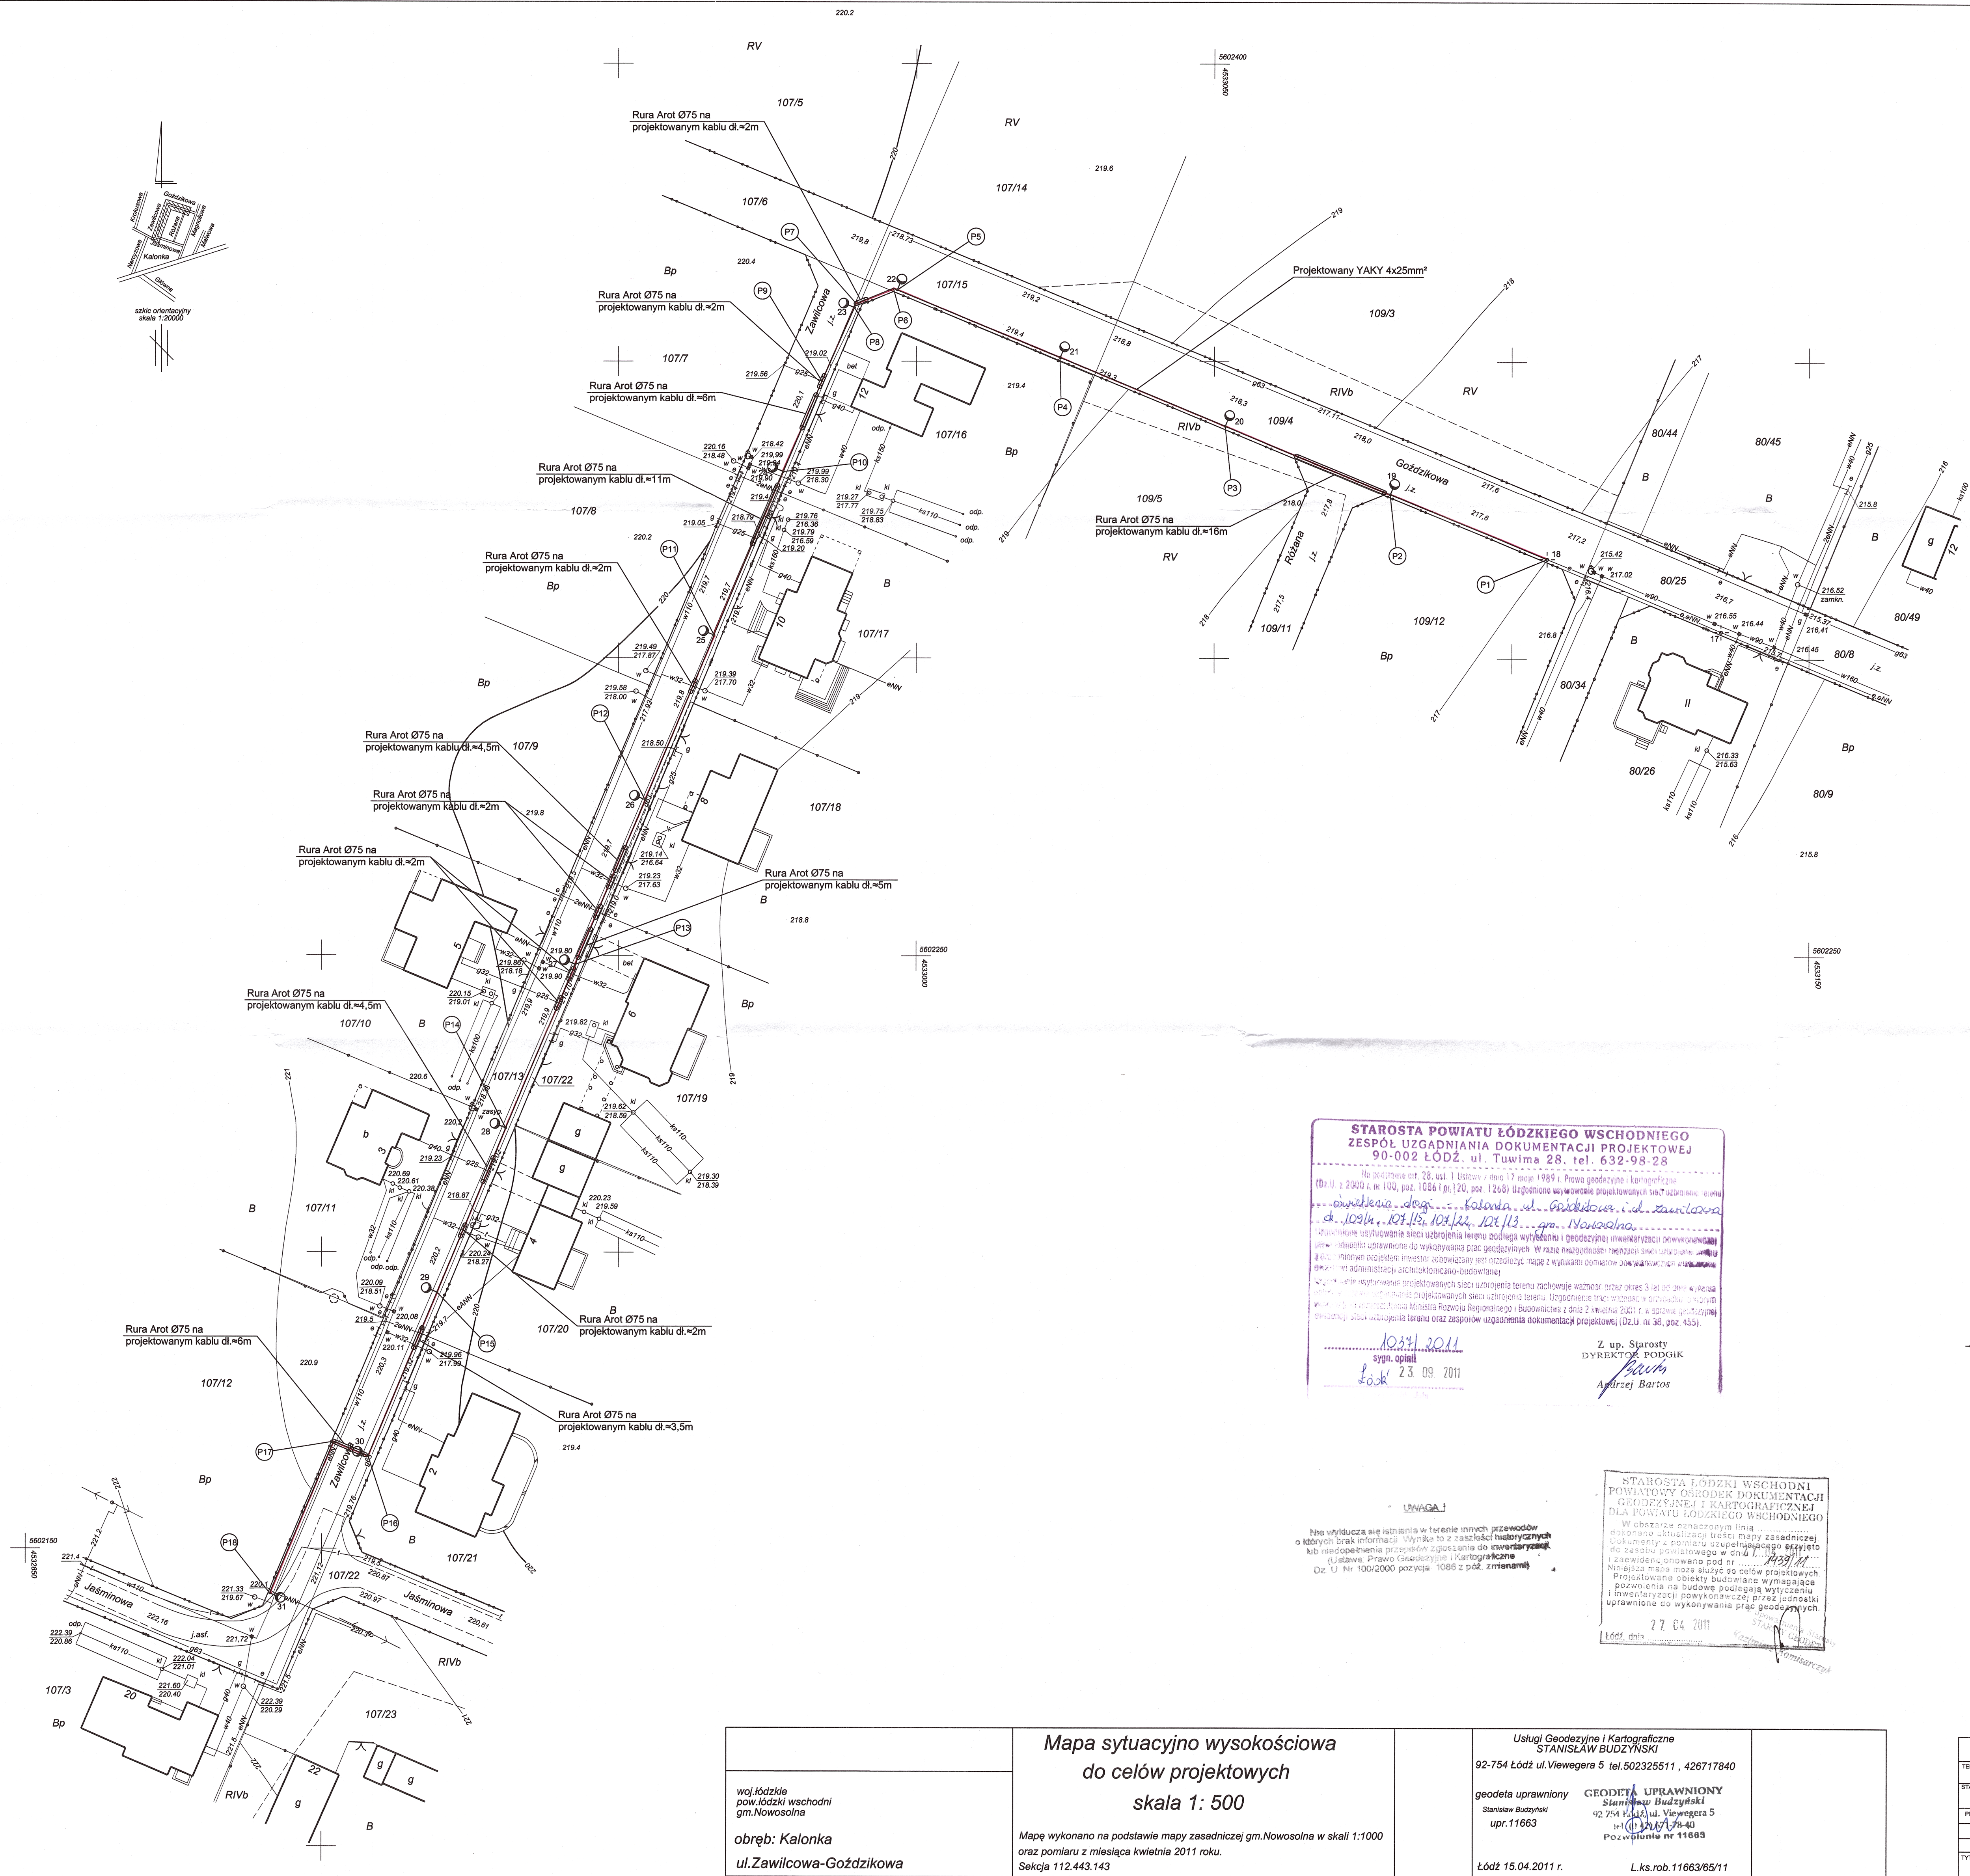

STAROSTWO POWIATOWE W ŁODZI
ul. Sienkiewicza nr 3
90-954 Łódź-4 Skr. 92

STAROSTA POWIATU ŁÓDZKIEGO WSCHODNIEGO
ZESPÓŁ UZGADNIANIA DOKUMENTACJI PROJEKTOWEJ
90-002 ŁÓDŹ, ul. Tuwima 28, tel. 632-98-28

Na podstawie art. 28, ust. 1 ustawy z dnia 17 maja 1989 r. Prawo geodezyjne i kartograficzne (Dz.U. z 2000 r. nr 100, poz. 1086 i nr 120, poz. 1268) Uzgodniono wyrażenie projektowanych sieci uzbrojenia energetycznego i sieci oświetlenia publicznego w granicach nieruchomości położonych w miejscowości Kalonka i Goździkowa, w powiecie łódzkim wschodnim, w województwie łódzkim.

Projektowane sieci uzbrojenia energetycznego i sieci oświetlenia publicznego nie są przedmiotem niniejszego uzgodnienia. W zakresie niniejszego uzgodnienia znajdują się: linie kablowe, rury Arot Ø75 na projektowanym kablu, linie rozgraniczające.

10.04.2011
sygn. opinii
Łódź 23.09.2011

Z up. Starosty
DYREKTOR PODGŁK
Andrzej Bartos

- Legenda:
- 05 - nr kolejnego skupu zgodnie ze schematem
 - P1 - współrzędna punktu geodezyjnego
 - - projektowany skup oświetleniowy
 - - projektowana linia kablowa
 - - rura Arot Ø75 na projektowanym kablu
 - - linia rozgraniczająca

Potwierdzam zgodność mapy projektowej z oryginałem mapy zasadniczej zaświadczoną w Powiatowym Ośrodku Dokumentacji Geodezyjnej i Kartograficznej dla Powiatu Łódzkiego Wschodniego w dniu 27 kwietnia 2011 r. pod nr 1439/11

STAROSTA ŁÓDZKI WSCHODNI
POWIATOWY OŚRODEK DOKUMENTACJI
GEODEZYJNEJ I KARTOGRAFICZNEJ
DLA POWIATU ŁÓDZKIEGO WSCHODNIEGO

W obszarze oznaczonym linią...
dokonano aktualizacji treści mapy zasadniczej...
dokumentacji w projekcie uzgodnienia...
do zasobu powiatowego w dniu 27.04.2011 r.

Niniejsza mapa może służyć do celów projektowych...
Projektowane obiekty budowlane wymagające...
pozwolenia na budowę podlegają wytyczeniu...
i inwentaryzacji powykonawczej przez jednostki...
uprawnione do wykonywania prac geodezyjnych.

27.04.2011
Łódź, dnia...

GEODETA UPRAWNIONY
Stanisław Budzyński
92-754 Łódź, ul. Viewegera 5
tel. 632-77-40
Pozwolenie nr 11663

mgr inż. Michał Siniński
upr. bud. 100/1439/01/DE/10
Projektowanie i inwentaryzacja
Bez ograniczeń w sprawności i doświadczeniu
W zakresie sieci, instalacji i urządzeń elektrycznych

Mapa sytuacyjno wysokościowa
do celów projektowych
skala 1: 500

Mapę wykonano na podstawie mapy zasadniczej gm.Nowosolna w skali 1:1000 oraz pomiaru z miesiąca kwietnia 2011 roku.
Seksja 112.443.143

Uslugi Geodezyjne i Kartograficzne
STANISŁAW BUDZYŃSKI
92-754 Łódź ul. Viewegera 5 tel. 632-77-40, 426717840

geodeta uprawniony
Stanisław Budzyński
upr. 11663

GEODETA UPRAWNIONY
Stanisław Budzyński
92-754 Łódź ul. Viewegera 5
tel. 632-77-40
Pozwolenie nr 11663

Łódź 15.04.2011 r.
L.ks.rob.11663/65/11

P.P.H.U. "AniS" - Andrzej Sroczynski
95-100 Zgierz ul. Cieska 6/1, tel/fax 0-42-716-13-38

TEMAT: Projekt obwodzenia drogi gminnej w Kalonka nr drogi 10833SE - ul. Goździkowa oraz drogi nr 10834SE - ul. Zawilcowa gmina Nowosolna

STADIUM: PROJEKT BUDOWLANY

PROJEKTANT: mgr inż. Andrzej Sroczynski mgr inż. Andrzej Sroczynski
mgr inż. Michał Siniński mgr inż. Michał Siniński
mgr inż. Włodzisław Ptaszek mgr inż. Włodzisław Ptaszek

TYTUŁ RYS: Projekt zagospodarowania terenu
Projektowana linia kablowa i skupy oświetleniowe

BRANŻA: ELEKTRYCZNA DATA: Lipiec 2011 SKALA: 1:500