
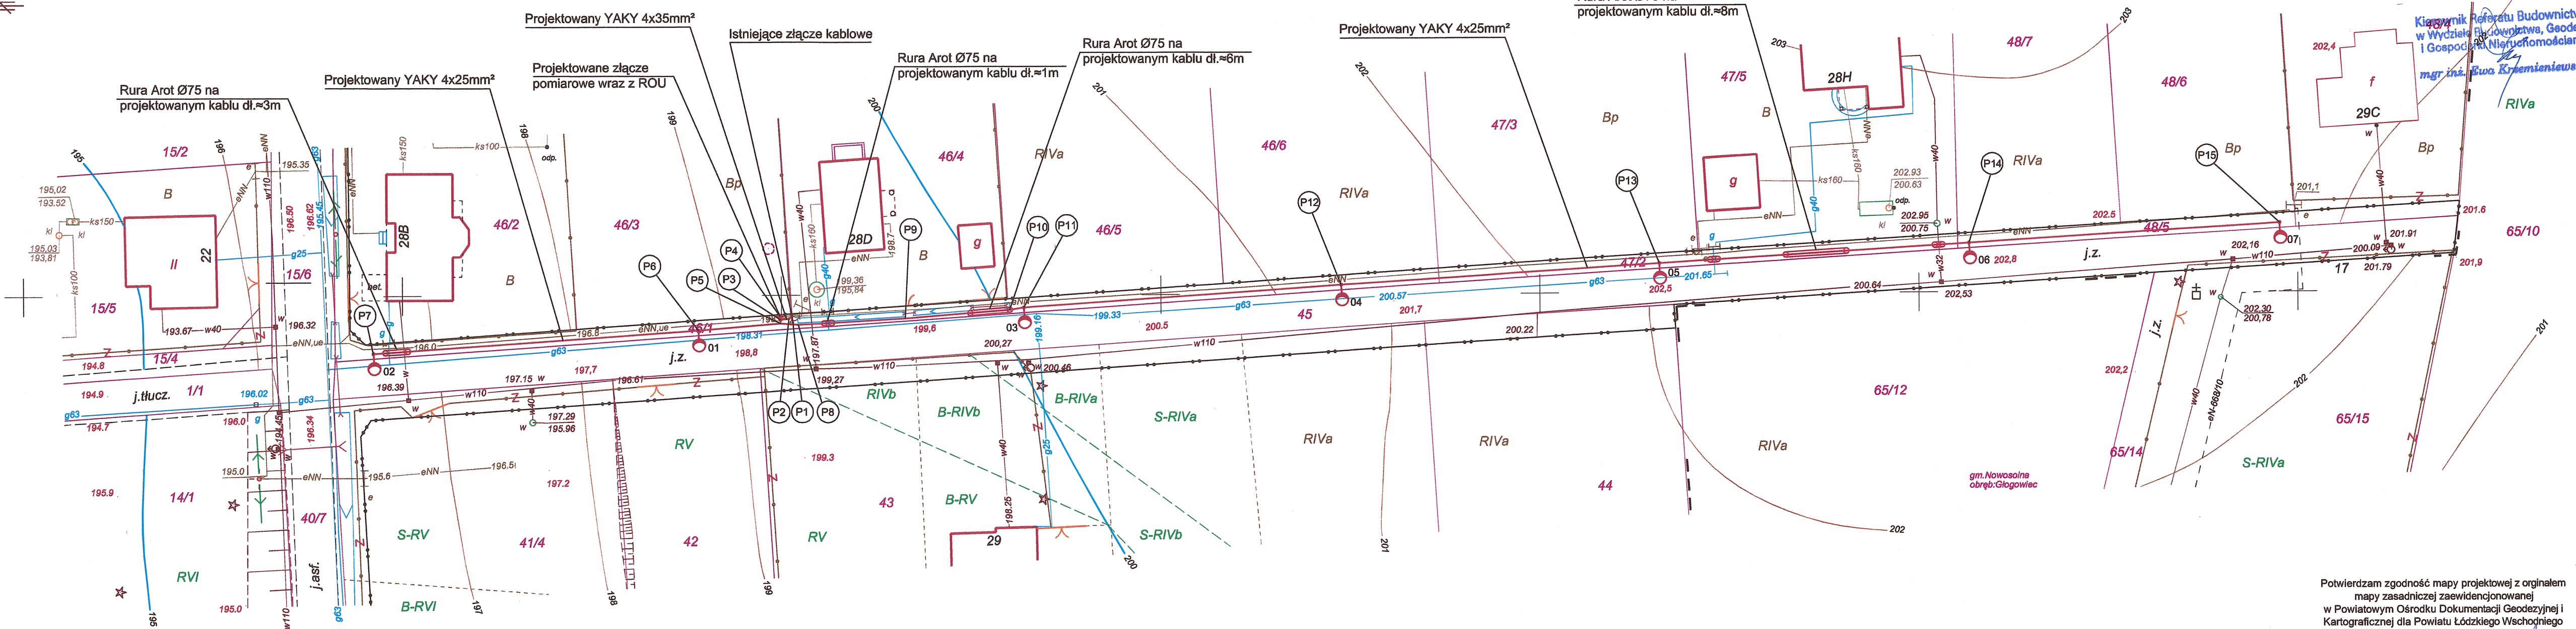


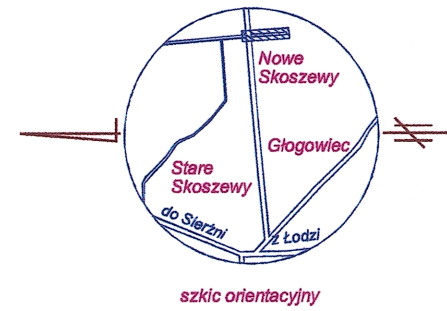

- Legenda:
- 02 - nr kolejnego słupa zgodnie ze schematem
 - projektowany słup oświetleniowy
 - projektowana linia kablowa
 - rura Arot Ø75 na projektowanym kablu
 - złącze pomiarowe wraz z ROU
 - (P4) - współrzędna punktu geodezyjnego
 - linia rozgraniczająca

UWAGA. Nie badano ksiąg wieczystych dla celów ustalenia obciążeń służebnościami gruntowymi.

woj. łódzkie
pow. łódzki wschodni
gm. 100608_2 Nowosolna

obręb: 0012 Nowe Skoszewy

droga 45

Mapa do celów projektowych
skala 1: 500

Mapę wykonano na podstawie mapy zasadniczej gm. Nowosolna w skali 1: 1000 oraz pomiaru z miesiąca sierpnia 2012 roku.
Seksja 112.444.071
Układ współrzędnych "1965"
Poziom odniesienia "Kronsztadt 60"

Usługi Geodezyjne i Kartograficzne
STANISŁAW BUDZYŃSKI
92-754 Łódź ul. Viewegera 5 tel. 502325511, 426717840

geodeta uprawniony
Stanisław Budzyński
upr. 11663

GEODETA UPRAWNIONY
Stanisław Budzyński
92-754 Łódź ul. Viewegera 5
tel. 502325511, 426717840
Pozostałe nr 11663

KERG 0984-61/2012
Łódź 13.08.2012 r.

L. ks. rob. 11663/214/12

STAROSTA ŁÓDZKI WSCHODNI
POWIATOWY OŚRODEK DOKUMENTACJI
GEODEZYJNEJ I KARTOGRAFICZNEJ
DLA POWIATU ŁÓDZKIEGO WSCHODNIEGO

W obszarze oznaczonym linią...
dokonano aktualizacji treści mapy zasadniczej.
Dokumenty z pomiaru uzupełniającego przyjęto
do zasobu powiatowego w dniu...
i zaawidencjonowane pod nr...
Niniejsza mapa może służyć do celów projektowych.
Projektowane obiekty budowlane wymagające
pozwolenia na budowę podlegają wytyczeniu
i inwentaryzacji powykonawczej przez jednostki
uprawnione do wykonywania prac geodezyjnych.

Łódź, dnia 21.08.2012 r.

Kazimierz Kuntarski

P.P.H.U. "AnS" - Andrzej Sroczyński
95-100 Zgierz ul. Cezaka 6/1, tel/fax 0-42-716-13-38

inż. Janusz Buczyński
nr upr. 100608_2 i 361/82/WMt
Projektowanie i nadzór w zakresie
instalacji urządzeń elektrycznych

mgr inż. Andrzej Sroczyński
91-473 Łódź, ul. Biegańskiego 13
Upr. Bud. nr 65/84/WMt
W specjalności instalacyjno-inżynierskiej
W zakresie instalacji elektrycznych
tel./fax 0-42 7161338, 0602 24 256

P.P.H.U. "AnS" - Andrzej Sroczyński 95-100 Zgierz ul. Cezaka 6/1, tel/fax 0-42-716-13-38		PODPISY
TEMAT: Rozbudowa oświetlenia drogi w miejscowości Nowe Skoszewy nr ewid. gruntu 45. Zamierzenie realizowane na dz. nr ew. 46/1, 47/2, 48/5 obręb Nowe Skoszewy - gmina Nowosolna		
STADIUM: PROJEKT BUDOWLANY		
PROJEKTANT: mgr inż. Andrzej Sroczyński	upr. bud. 65/84/WMt	
inż. Janusz Buczyński	upr. bud. 100/64	
mgr inż. Włodzisław Pawlak		
TYTUŁ RYS: Projekt zagospodarowania terenu Projektowana linia kablowa i słupy oświetleniowe	NR RYS. E-1	
BRANŻA: ELEKTRYCZNA	DATA: Wrzesień 2012	SKALA: 1:500