


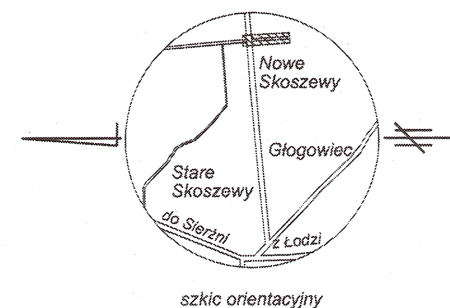

PGE Dystrybucja S.A. Oddział Łódź-Miasto
ul. Tuwima 58, 90-021 Łódź
WYDZIAŁ ZARZĄDZANIA MAJĄTKIEM SIECIOWYM
DZIAŁ SIECIOWY ZGIERZ

Uzgodnienie / ~~Opinię~~ / projektu / koncepcji *
określono bez uwag *

w piśmie nr *


które powinno stanowić integralną część projektu / koncepcji *

Prawa osób trzecich muszą być zachowane.

Łódź, dnia 30.10.2012
LPR 568/12

Wzrost Zarządzania Majątkiem Sieciowym
Dział Sieciowy - Sierż
Specjalista ds. eksploatacji sieci
Zbigniew Wójcik

Niepotrzebne skreślić

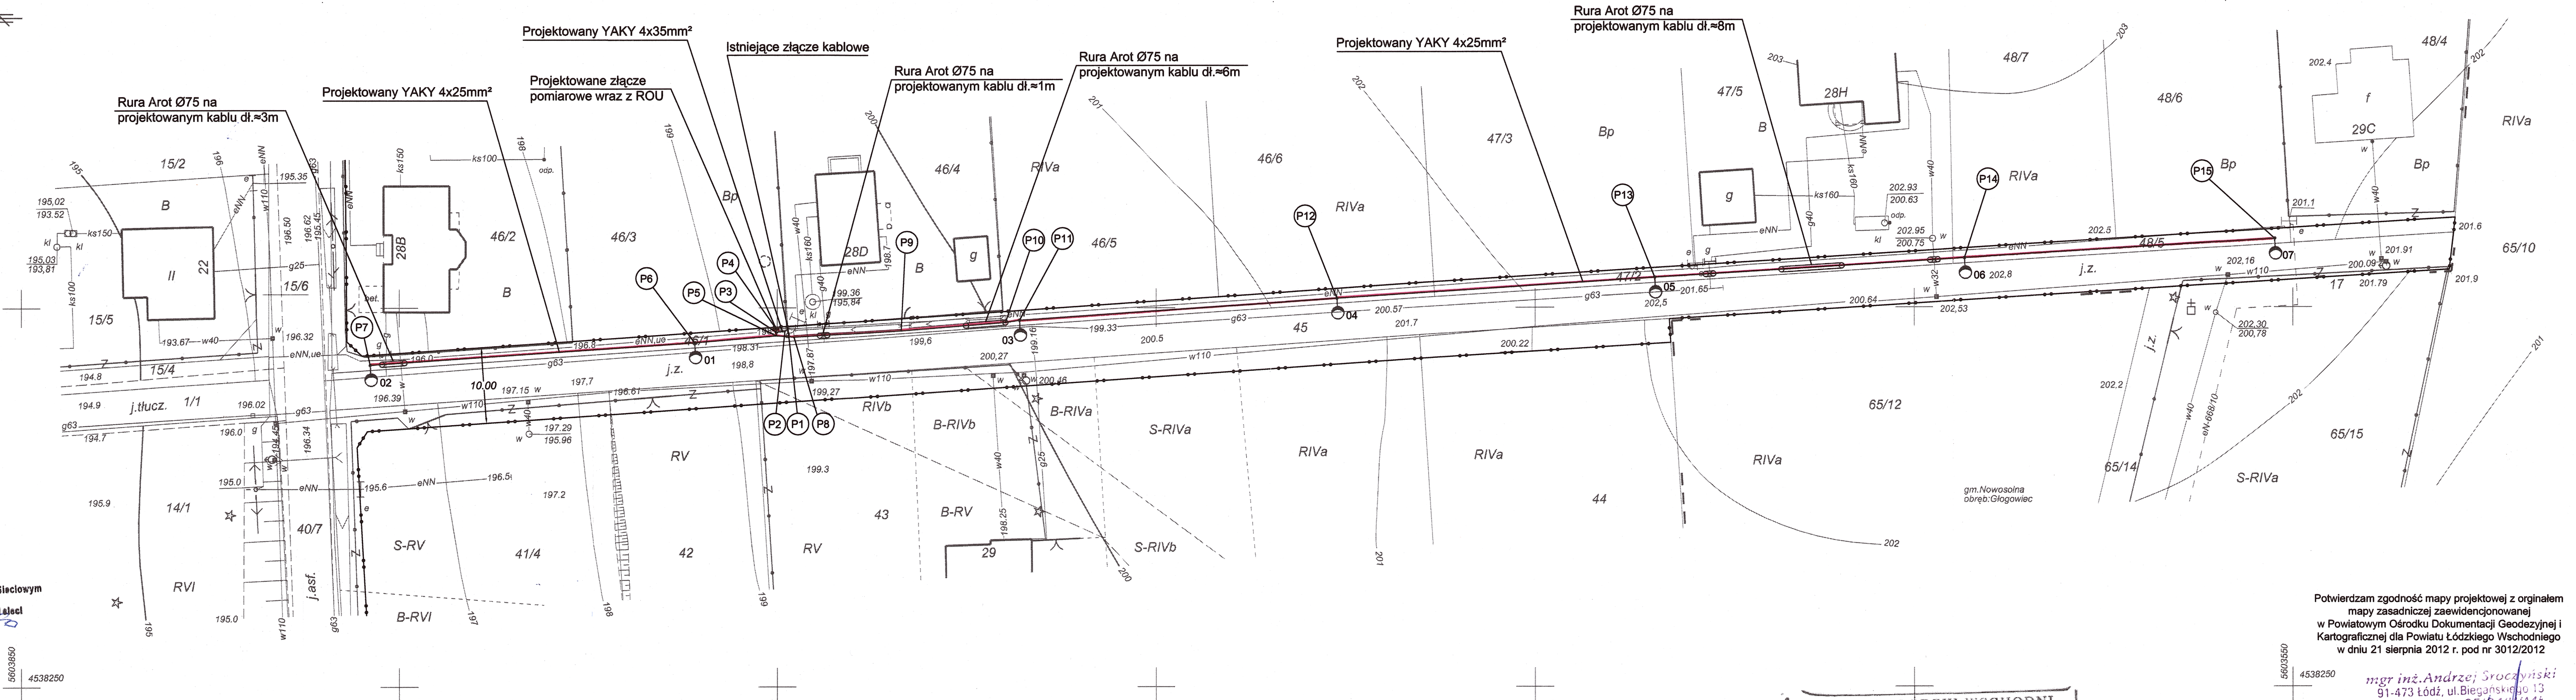

- Legenda:
- 02 - nr kolejnego słupa zgodnie ze schematem
 - - projektowany słup oświetleniowy
 - - projektowana linia kablowa
 - - rura Arot Ø75 na projektowanym kablu
 - - złącze pomiarowe wraz z ROU
 - - współrzędna punktu geodezyjnego
 - - linia rozgraniczająca

UWAGA. Nie badano ksiąg wieczystych dla celów ustalenia obciążeń służebnościami gruntowymi.

woj. łódzkie
pow. łódzki wschodni
gm. 100608_2 Nowosolna

obręb: 0012 Nowe Skoszewy
droga 45

Mapa do celów projektowych
skala 1: 500

Mapę wykonano na podstawie mapy zasadniczej gm. Nowosolna w skali 1: 1000 oraz pomiaru z miesiąca sierpnia 2012 roku.
Sektoria 112.444.071
Układ współrzędnych "1965"
Poziom odniesienia "Kronsztadt 60"

Usługi Geodezyjne i Kartograficzne
STANISŁAW BUDZYŃSKI
92-754 Łódź ul. Viewegera 5 tel. 502325511, 426717840

geodeta uprawniony
Stanisław Budzyński
upr. 11663

KERG 0984-61/2012
Łódź 13.08.2012 r.

L.ks.rob. 11663/214/12

STAROSTA ŁÓDZKI WSCHODNI
POWIATOWY OŚRODEK DOKUMENTACJI
GEODEZYJNEJ I KARTOGRAFICZNEJ
DLA POWIATU ŁÓDZKIEGO WSCHODNIEGO

W obszarze oznaczonym linią...
dokonano aktualizacji treści mapy zasadniczej.
Dokumenty z pomiaru uzupełniające przyjęto
do zasobu powiatowego w dniu 30.10.2012 r.
i zaawidencjonowano pod nr 3012/2012.
Niniejsza mapa może służyć do celów projektowych.
Projektowane obiekty budowlane wymagające
pozwolenia na budowę podlegają wytyczeniu
i inwentaryzacji powykonawczej przez jednostki
uprawnione do wykonywania prac geodezyjnych.

Łódź, dnia 21.10.2012

Kazimierz Komisarczyk

Potwierdzam zgodność mapy projektowej z oryginałem
mapy zasadniczej zaawidencjonowanej
w Powiatowym Ośrodku Dokumentacji Geodezyjnej i
Kartograficznej dla Powiatu Łódzkiego Wschodniego
w dniu 21 sierpnia 2012 r. pod nr 3012/2012

mgr inż. Andrzej Sroczyński
91-473 Łódź, ul. Biegalskiego 13
Up. Bud. nr 65/84/W.M.
W specjalności instalacyjno-inżynierskiej
w zakresie instalacji elektrycznych
tel./fax 0-42 7151330, 0507 20 255

P.P.H.U. "AnS" - Andrzej Sroczyński 95-100 Zgierz ul. Cezaka 6/1, tel/fax 0-42-716-13-38			
TEMAT: Rozbudowa oświetlenia drogi w miejscowości Nowe Skoszewy nr ewid. gruntu 45. Zamierzenie realizowane na dz. nr ew. 46/1, 47/2, 48/5 obręb Nowe Skoszewy - gmina Nowosolna			
STADIUM: PROJEKT BUDOWLANY			
PROJEKTANT:	mgr inż. Andrzej Sroczyński	upr. bud.	65/84/W.M.
	inż. Janusz Buczyński	upr. bud.	100/84
	mgr inż. Włodzisław Pawlak		
TYTUŁ RYS:	Projekt zagospodarowania terenu Projektowana linia kablowa i słupy oświetleniowe		
BRANŻA:	ELEKTRYCZNA	DATA:	Wrzesień 2012
NR RYS:	E-1		
SKALA:	1:500		