
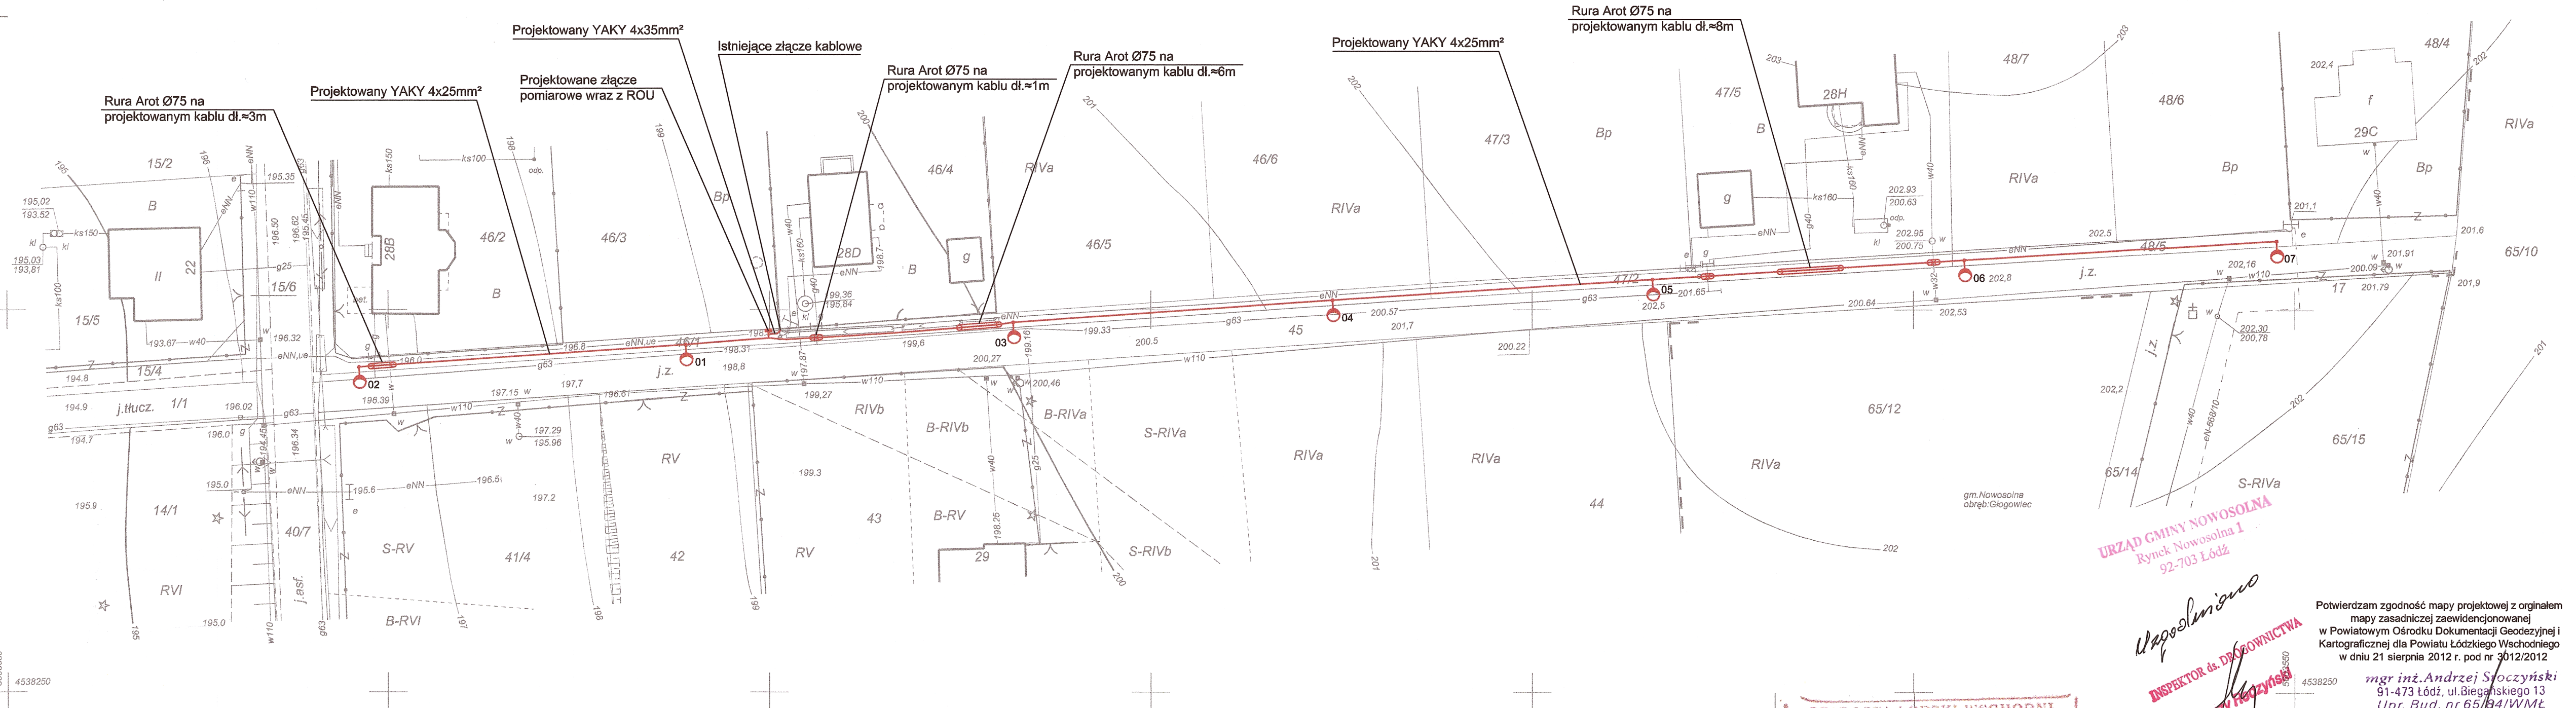


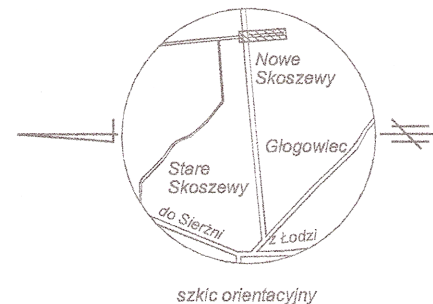

- Legenda:
- 02 - nr kolejnego słupa zgodnie ze schematem
  - projektowany słup oświetleniowy
  - projektowana linia kablowa
  - rura Arot Ø75 na projektowanym kablu
  - złącze pomiarowe wraz z ROU

UWAGA. Nie badano ksiąg wieczystych dla celów  
ustalenia obciążeń służebnościami gruntowymi.

woj. łódzkie  
pow. łódzki wschodni  
gm. 100608\_2 Nowosolna

obręb: 0012 Nowe Skoszewy

droga 45

**Mapa do celów projektowych**  
**skala 1: 500**

Mapę wykonano na podstawie mapy zasadniczej gm. Nowosolna w skali 1: 1000  
oraz pomiaru z miesiąca sierpnia 2012 roku.  
Sekoja 112.444.071  
Układ współrzędnych "1965"  
Poziom odniesienia "Kronsztadt 60"

Usługi Geodezyjne i Kartograficzne  
**STANISŁAW BUDZYŃSKI**  
92-754 Łódź ul. Viewegera 5 tel. 502325511, 426717840

geodeta uprawniony  
Stanisław Budzyński  
upr. 11663

KERG 0984-61/2012  
Łódź 13.08.2012 r.

L. ks. rob. 11663/214/12

STAROSTA ŁÓDZKI WSCHODNI  
POWIATOWY OŚRODEK DOKUMENTACJI  
GEODEZYJNEJ I KARTOGRAFICZNEJ  
DLA POWIATU ŁÓDZKIEGO WSCHODNIEGO

W obszarze oznaczonym linią  
dokonano aktualizacji treści mapy zasadniczej.  
Dokumenty z pomiaru uzupełniające przyjęto  
do zasobu powiatowego w dniu 13.08.2012 r.  
i zaewidencjonowano pod nr 502325511/2012.  
Niniejsza mapa może służyć do celów projektowych.  
Projektowane obiekty budowlane wymagające  
pozwolenia na budowę podlegają wytyczeniu  
i inwentaryzacji powykonawczej przez jednostki  
uprawnione do wykonywania prac geodezyjnych.

Łódź dnia 13.08.2012 r.

Kazimierz Kamiński

Współmierzono  
INSPEKTOR ds. DOKUMENTACJI  
Jerzy Budzyński

Potwierdzam zgodność mapy projektowej z oryginałem  
mapy zasadniczej zaewidencjonowanej  
w Powiatowym Ośrodku Dokumentacji Geodezyjnej i  
Kartograficznej dla Powiatu Łódzkiego Wschodniego  
w dniu 21 sierpnia 2012 r. pod nr 3012/2012

mgr inż. Andrzej Sroczyński  
91-473 Łódź, ul. Biegańskiego 13  
Upr. Bud. nr 65/94/WML  
W specjalności instalacyjno-inżynierskiej  
W zakresie instalacji elektrycznych  
tel./fax 0-42 7151238 / 0602 252 256

|                                                                                                                                                                                     |                             |              |             |
|-------------------------------------------------------------------------------------------------------------------------------------------------------------------------------------|-----------------------------|--------------|-------------|
| P.P.H.U. "AnS" - Andrzej Sroczyński<br>95-100 Zgierz ul. Cezaka 6/1, tel/fax 0-42-716-13-38                                                                                         |                             |              |             |
| TEMAT: Rozbudowa oświetlenia drogi w miejscowości Nowe Skoszewy nr ewid. gruntu 45.<br>Zamierzenie realizowane na dz. nr ew. 46/1, 47/2, 48/5 obręb Nowe Skoszewy - gmina Nowosolna |                             |              |             |
| STADIUM: PROJEKT BUDOWLANY                                                                                                                                                          |                             |              | PODPISY     |
| PROJEKTANCI:                                                                                                                                                                        | mgr inż. Andrzej Sroczyński | upr. bud.    | 65/04/WML   |
|                                                                                                                                                                                     | inż. Janusz Buczyński       | upr. bud.    | 100/64      |
|                                                                                                                                                                                     | mgr inż. Włodzisław Pawlak  |              |             |
| TYTUŁ RYS: Projekt zagospodarowania terenu<br>Projektowana linia kablowa i słupy oświetleniowe                                                                                      |                             |              | NR RYS. E-1 |
| BRANŻA: ELEKTRYCZNA                                                                                                                                                                 | DATA: Wrzesień 2012         | SKALA: 1:500 |             |