
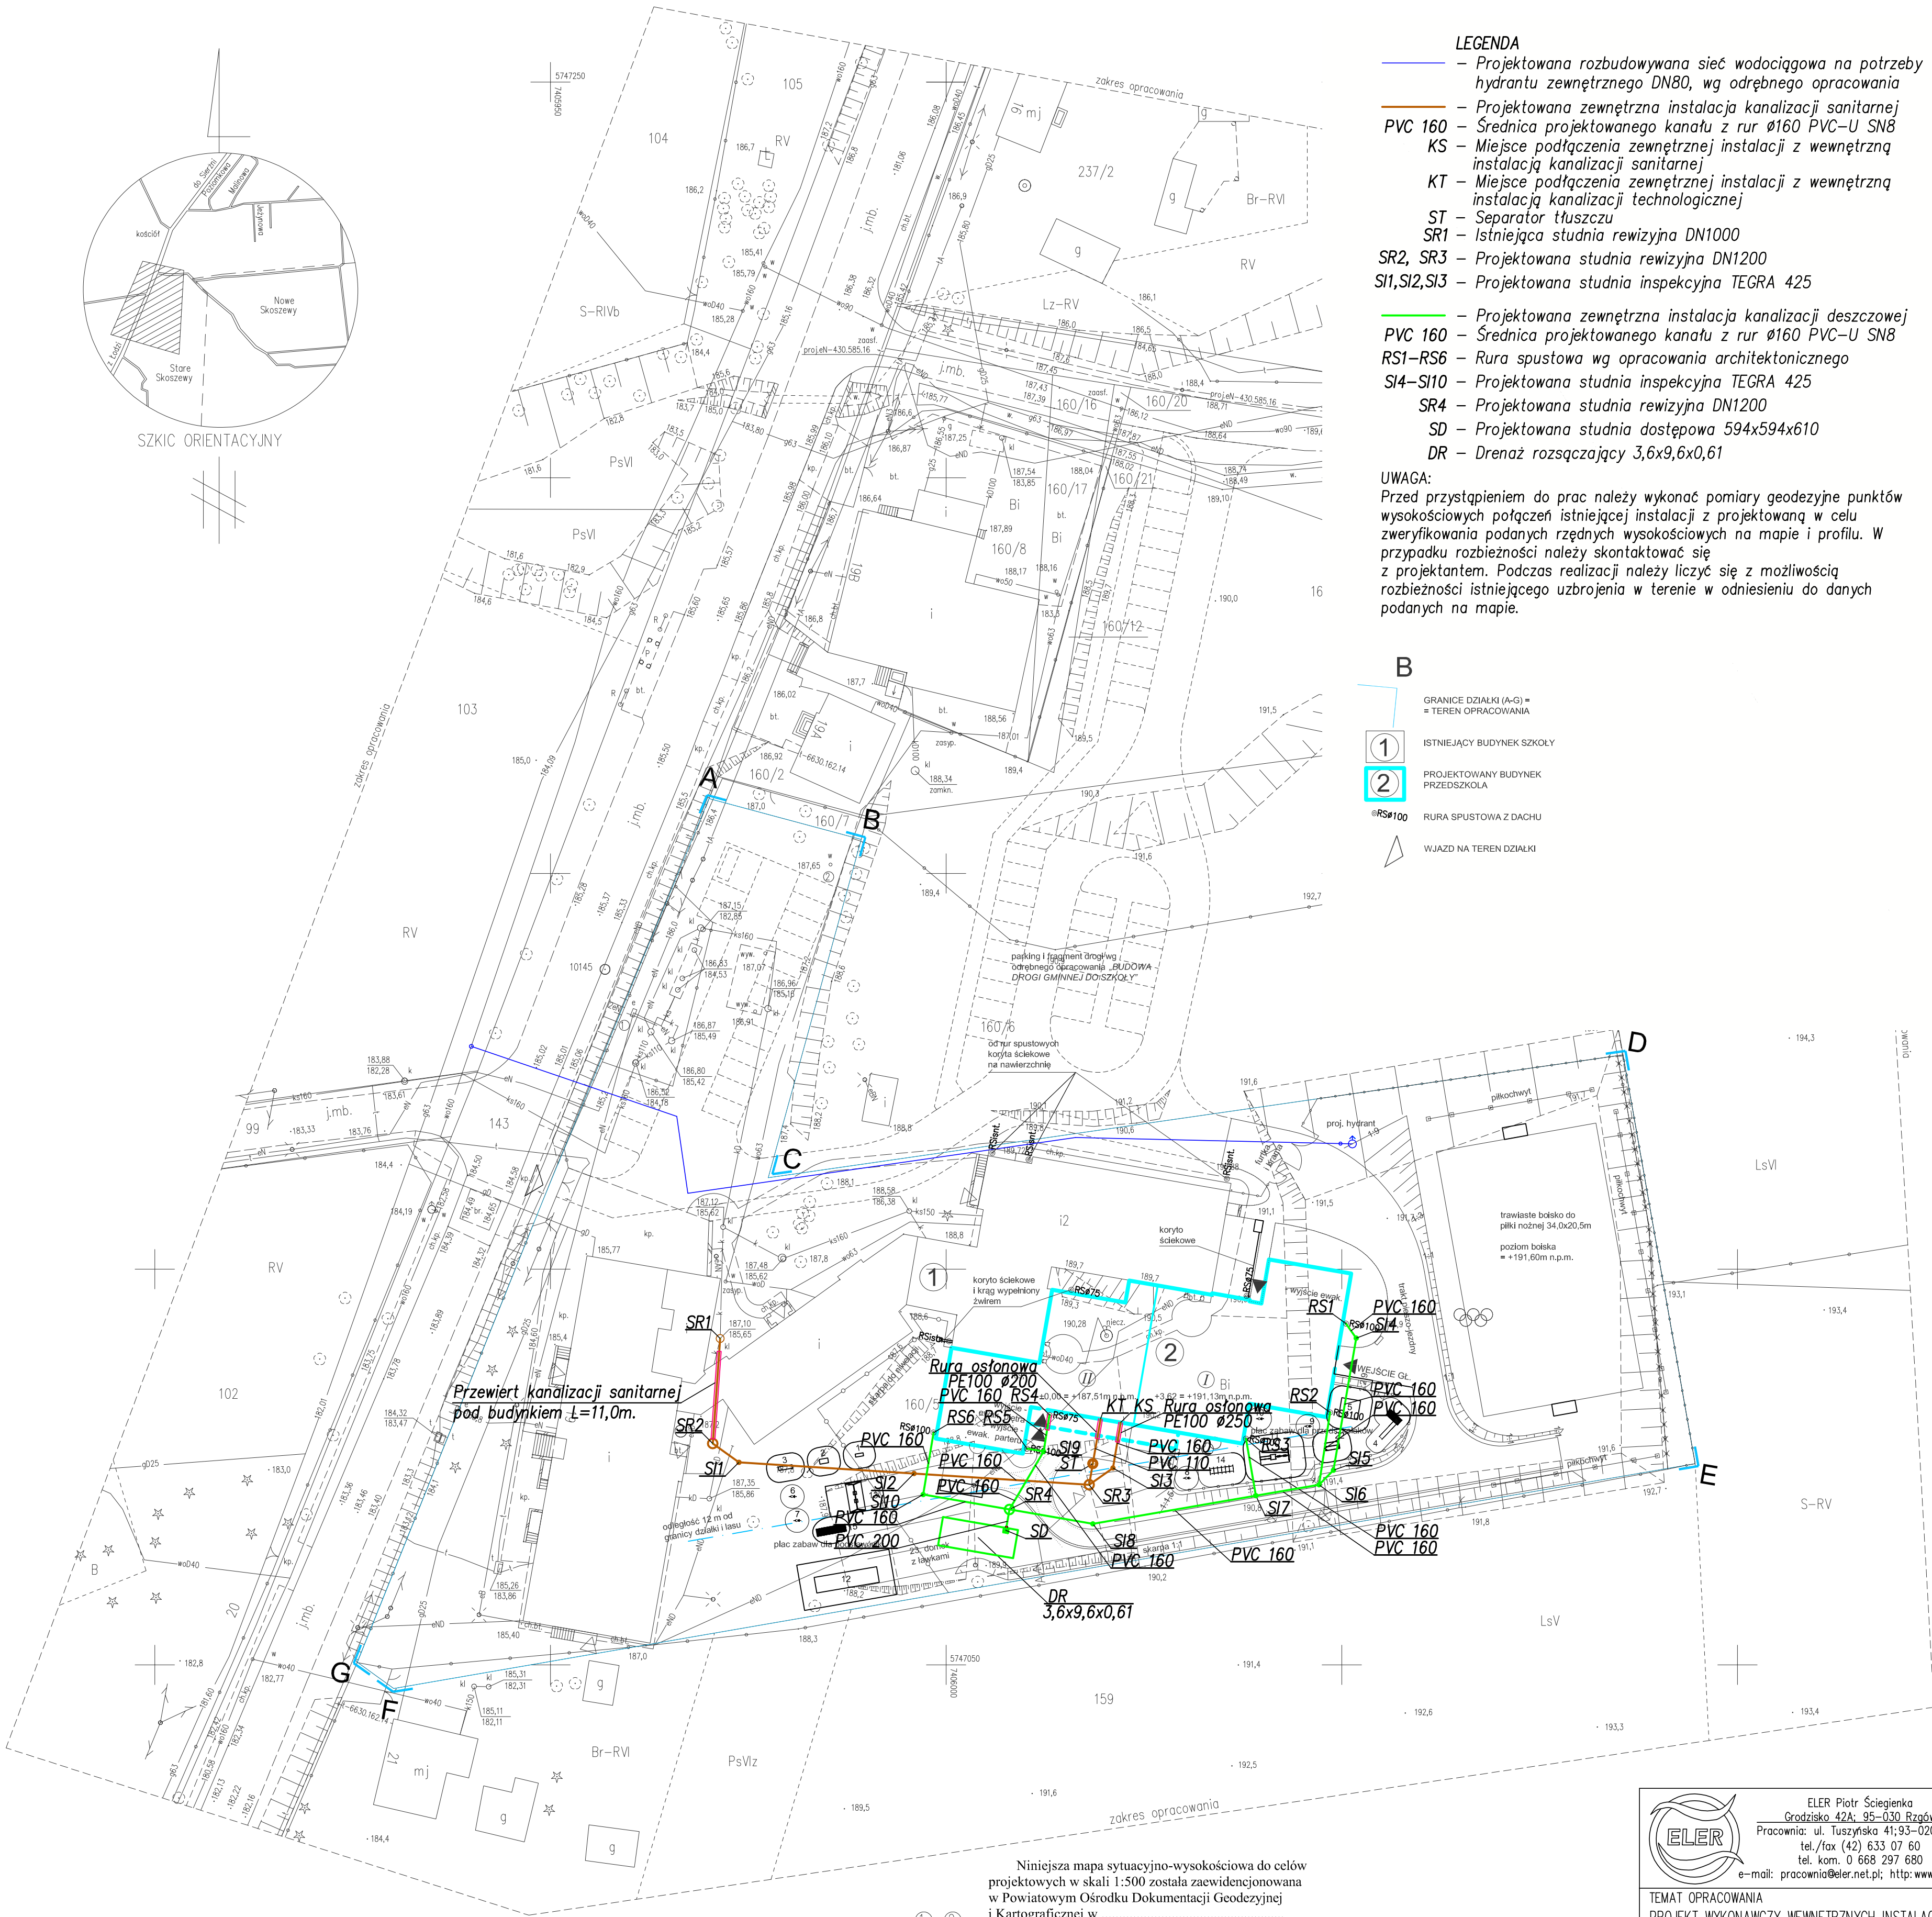


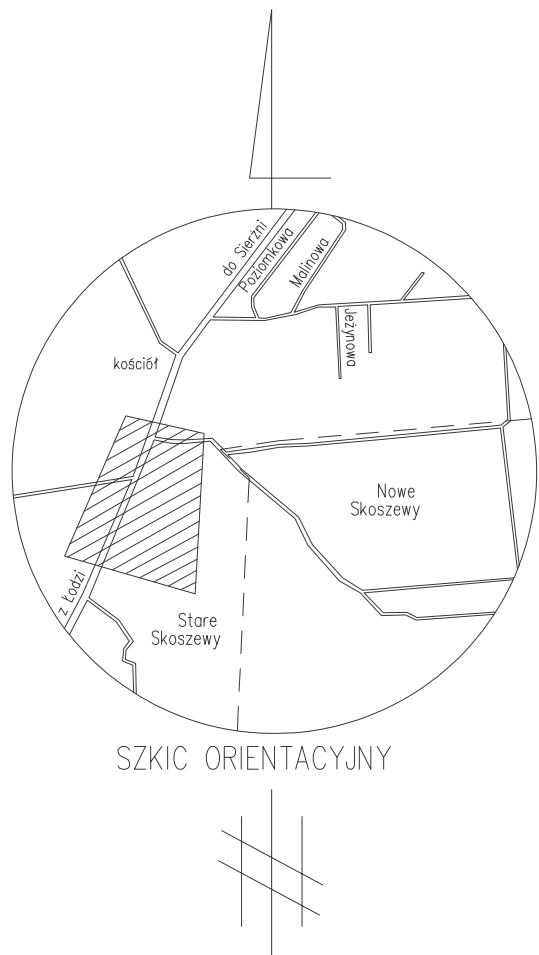

UWAGA. Nie badano ksiąg wieczystych dla celów ustalenia obciążeń służebnościami gruntowymi.

Uwaga: W miejscach oznaczonych ①-② brak danych branżowych i możliwości pomiaru. Próba wykrycia oporątką nie dała rezultatu. Proszę uważać przy pracach ziemnych.

Niniejsza mapa sytuacyjno-wysokościowa do celów projektowych w skali 1:500 została zaawidencjonowana w Powiatowym Ośrodku Dokumentacji Geodezyjnej i Kartograficznej w
pod nr
w dniu r.

Mapa do celów projektowych skala 1: 500		Usługi Geodezyjne i Kartograficzne STANISŁAW BUDZYŃSKI 92-754 Łódź ul. Viewegera 5 tel.502325511 , 426717840	
województwo łódzkie pow.łódzki wschodni gm.100608_2 Nowosolna obręb: 0014 Stare Skoszewy /wg zakresu/	Mapę wykonano na podstawie mapy zasadniczej gm.Nowosolna w skali 1: 1000 oraz pomiaru z miesiąca lutego 2017 roku. Sektora 7.165.09.12.3 Układ współrzędnych "2000" Poziom odniesienia "Kronsztadt 60"	geodeta uprawniony Stanisław Budzyński upr.11663	
		PODGK.L.440.315.2015 Łódź 23.02.2017 r. L.ks.rob.11663/194/2015	

 ELER Piotr Ściegienka Grodzisko 42A, 95-030 Rzęzów Pracownia: ul. Tuszyńska 41; 93-020 Łódź tel./fax (42) 633 07 60 tel. kom. 0 668 297 680 e-mail: pracownia@eler.net.pl; http:www.eler.net.pl			
TEMAT OPRACOWANIA PROJEKT WYKONAWCZY WEWNĘTRZNYCH INSTALACJI WÓD-KAN-PPÓZ. I ZEWNĘTRZNYCH INSTALACJI KANALIZACJI SANITARNEJ I DESZCZOWEJ DLA BUDYNKU PRZEDSZKOLA W STARYCH SKOSZEWACH 19, GMINA NOWOSOLNA, 92-701 ŁÓDŹ.			
TREŚĆ RYSUNKU PROJEKT ZAGOSPODAROWANIA TERENU - INSTALACJE KANALIZACJI SANITARNEJ I DESZCZOWEJ			
PROJEKTANT	Eur Ing mgr inż. Piotr Ściegienka Nr upr.:LOD/0479/POOS/06		
SPRAWDZIŁ	mgr inż. Mariusz Stawiński Nr upr.:LOD/2686/PWOS/15		
ASISTENCI	mgr inż. Jarosław Nastarowicz mgr inż. Przemysław Zygmantowski mgr inż. Karol Kępski mgr inż. Adam Olejniczak		
OZNACZENIE	BRANŻA	DATA	SKALA
49.17.Pb. Przedszkole Skoszewy	SANITARNA	08.2017	1:500
NR RYS:			1