
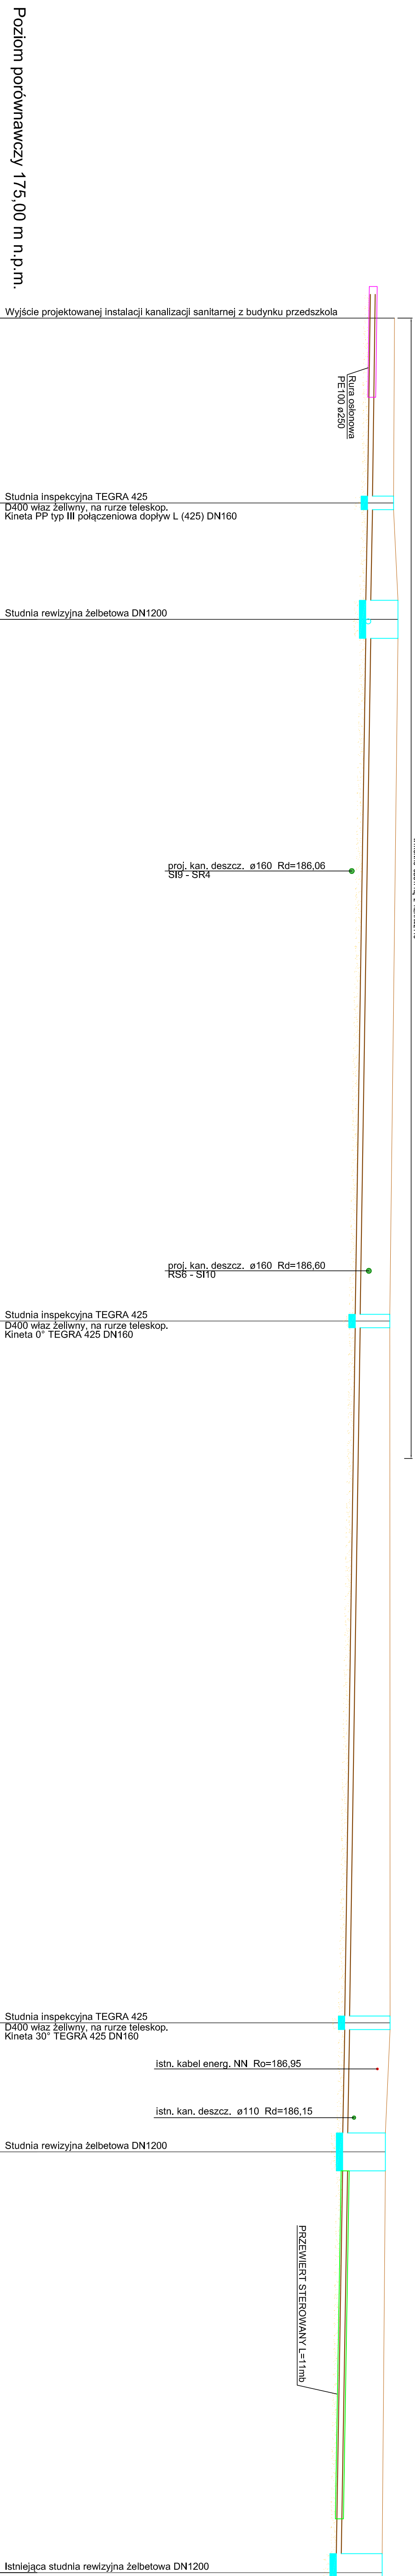


UWAGI:

- Przed przystąpieniem do prac montażowych sprawdzić zgodność rzędnych projektowanych z rzeczywistymi, w szczególności rzędne istniejących instalacji przewodów wodociagowych.
- Prace montażowe należy wykonać zgodnie z projektem, nie należy zmieniać przekazu i kierunku przepływu.
- Prace montażowe należy wykonać zgodnie z projektem, nie należy zmieniać przekazu i kierunku przepływu.
- Rury kanalizacyjne zaprojektowano z rur PVC-U K1 SN8.
- W przypadku braku rzędnych przyjęto głębokościłożenia przewodów jak podano poniżej:
- telekomunikacja 0,5 - 0,7 m.p.p.1
- oświetlenie 0,6 - 0,8 m.p.p.1
- kable elektryczne 0,6 - 0,8 m.p.p.1
- wodociąg 1,8 m.p.p.1
- W przypadku skrzyżowania projektowanego kanału i sieci elektrycznych, telekomunikacyjnych, kanalizacyjnych, wodociagowych k omierzonym jest nałożenie dzielone osłony rurowej np. ARNOT typ A.
- Na urach osłonowych stosować płazy centujące prod. Integra.
- Na zakończeniach rur osłonowych montować maneszty typ N.

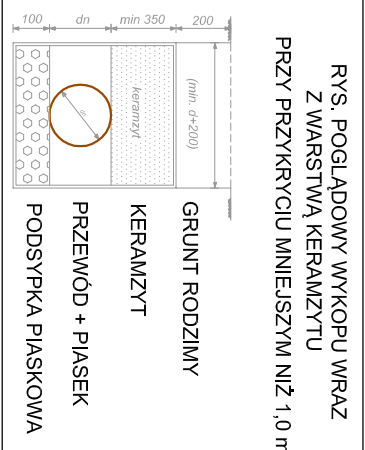

Poziom porównawczy 175,00 m n.p.m.				Wyjście projektowanej instalacji kanalizacji sanitarnej z budynku przedszkola			
Rzędna terenu istniejącego	187,49	187,46	187,60	187,35	187,20	187,10	Istniejąca studnia rewizyjna żelbetowa DN1200
Rzędna dna kanału	186,72	186,64	186,58	185,91	185,85	185,65	
Zagłębienie dna kanału [m]	0,77	0,82	1,02	1,44	1,35	1,45	
Odległości [m]	5,84	3,67	22,17	4,08	13,30	1,50 %	
Średnice, materiał	Spadek PVC-U SN8 160X4,7						
Długość trasy [m]	0,00	5,84	9,51	53,86	57,94	71,24	

KS

SI3


SR3

SI2

SI1

SR2

SR1

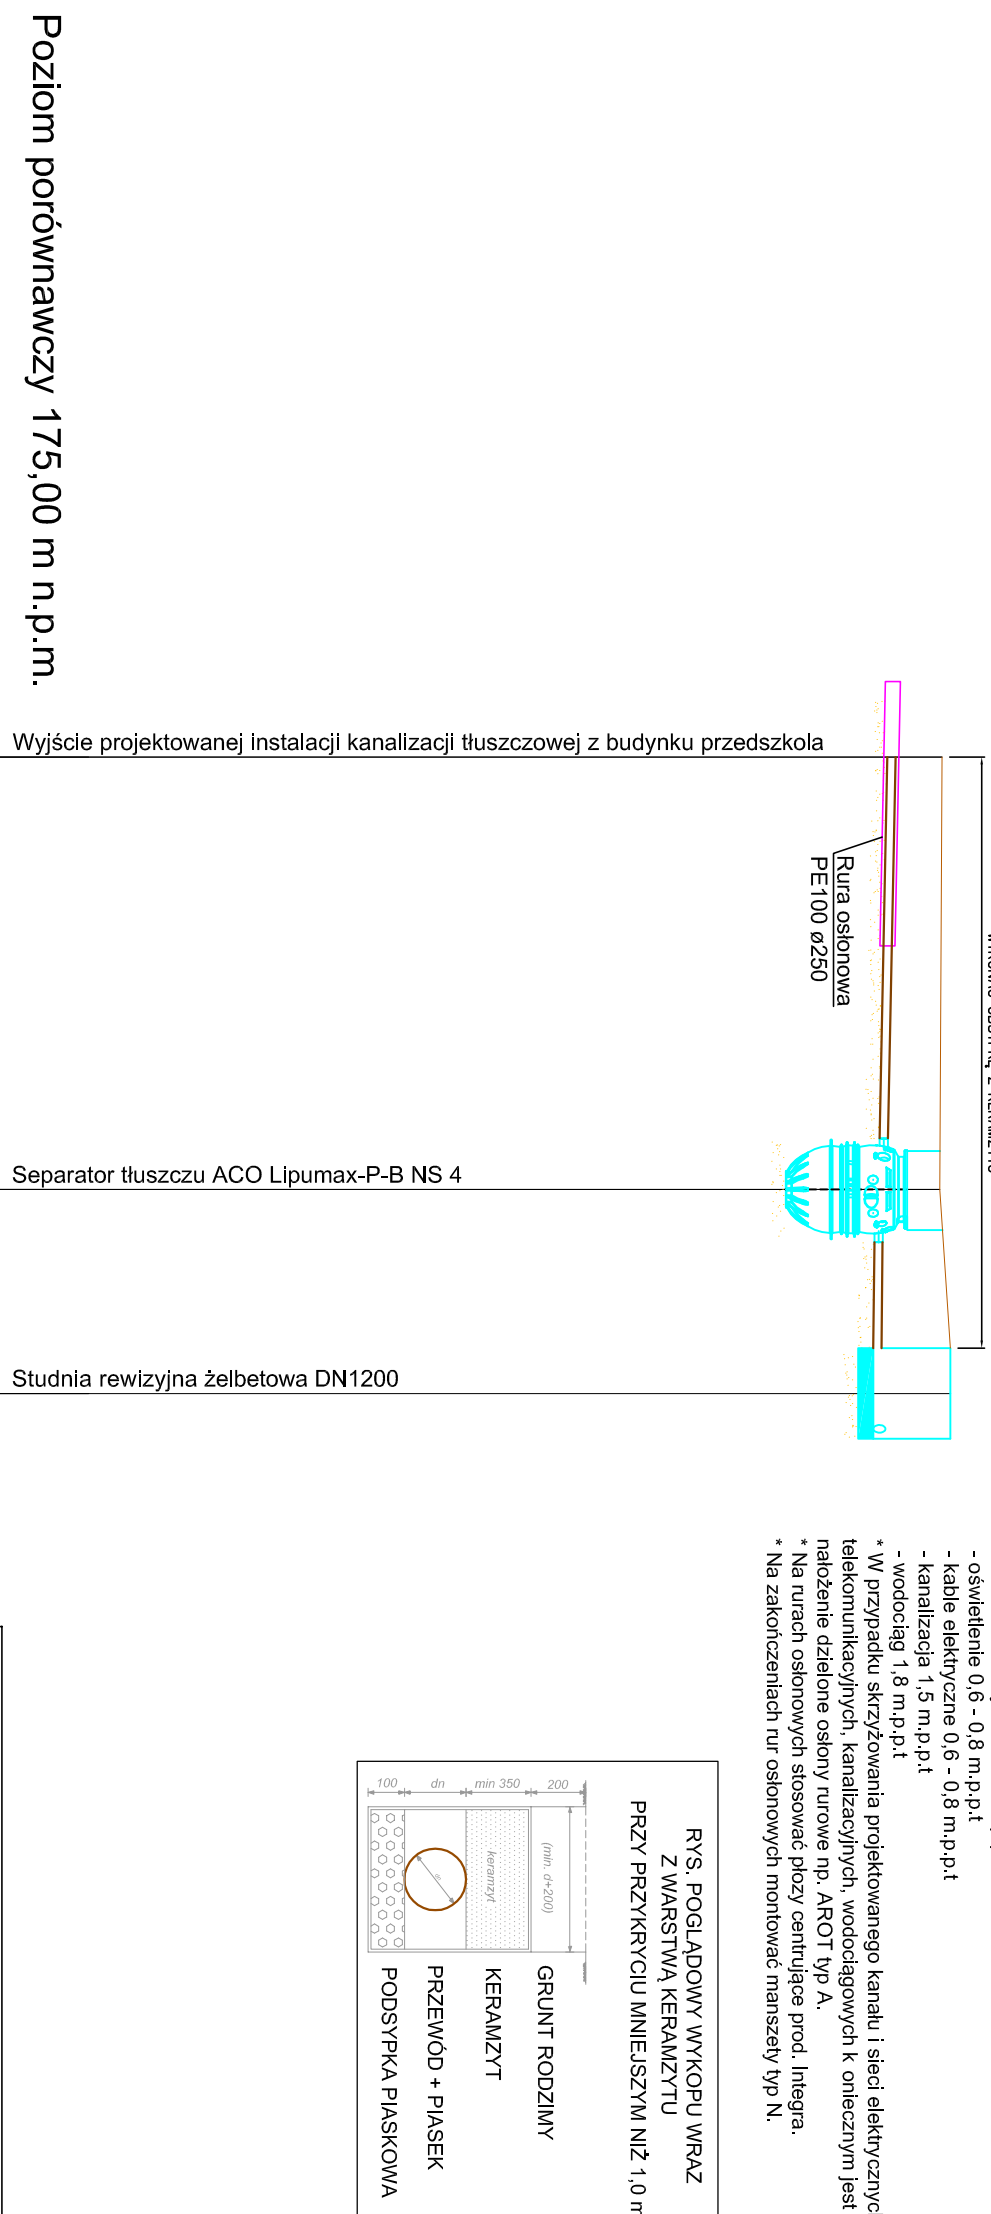


Poziom porównawczy 175,00 m n.p.m.				Wyjście projektowanej instalacji kanalizacji tłuszczowej z budynku przedszkola			
Rzędna terenu istniejącego	187,49	187,46	187,60	187,35	187,20	187,10	Istniejąca studnia rewizyjna żelbetowa DN1200
Rzędna dna kanału	186,78	186,66	186,58	185,91	185,85	185,65	
Zagłębienie dna kanału [m]	0,71	0,80	1,02	1,44	1,35	1,45	
Odległości [m]	5,72	2,71	22,17	4,08	13,30	1,50 %	
Średnice, materiał	Spadek PVC-U SN8 110X3,2						
Długość trasy [m]	0,00	5,72	8,42	53,86	57,94	71,24	

KT

ST

SR3

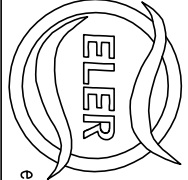

ELER - Projekt Sanitarny
Godziszka 42A, 95-030 Bralin
Pracownia ul. Tysiąclecia 41, 95-020 Łódź
tel. kom. 0 668 297 680
e-mail: pracownia@eler.net.pl, http://www.eler.net.pl

TEMAT OPRACOWANIA
PROJEKT BUDOWLANY WYMIERNYCH INSTALACJI
WOD-KAN-POZ I ZEWNĘTRZNYCH INSTALACJI
KANALIZACJI SANITARNEJ I DESZCZOWEJ DLA
BUDYNKU PRZEDSZKOLA W STARYCH SKOSZEWACH 19,
GMINA NOWOSOLNA, 92-701 ŁÓDŹ.

PROJEKTANT
mgr inż. mgr inż. Piotr Ściegienia
Nr upr.: 100/0419/PD05/06

SPRAWDZIC
mgr inż. Marcin Słowiński
Nr upr.: 100/2686/PD05/15

ASISTENCI
mgr inż. Jacek Nosiński
mgr inż. Katarzyna Zganińska
mgr inż. Adam Olszowski

OZNACZENIE
BRANŻA
SANITARNA
DATA
08.2017
SKALA
1:100
NR RYS.:
6