


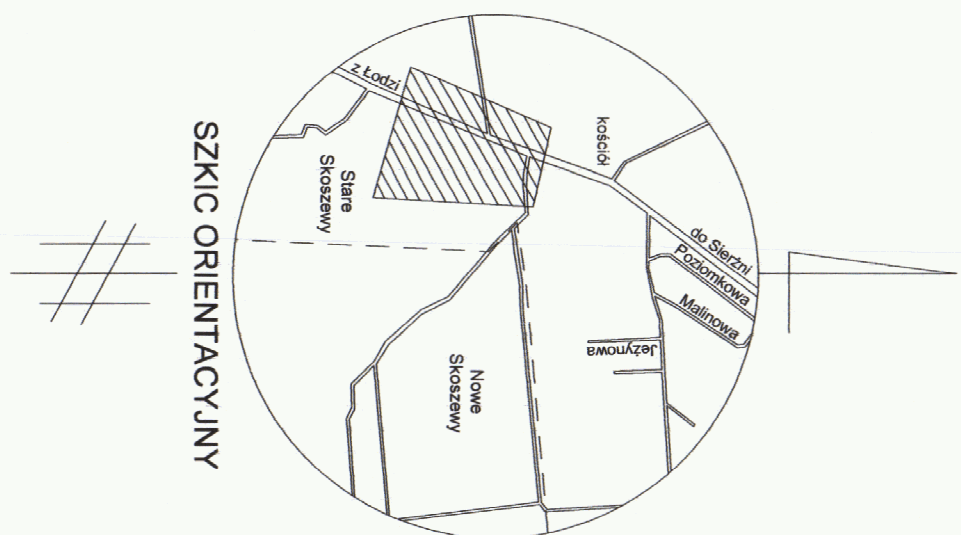

- LEGENDA**
- Projektowana rozdzielająca sieć wodociągowa
 - PE 110 — Ścieńnica projektowanej sieci z rur PE 100 110x10,0
 - W1 — Punkt wyciągnięcia projektowanej sieci wodociągowej do istniejącej sieci wodociągowej, wó160
 - W2, W3, W4 — Zmiana trasy prowadzenia sieci wodociągowej
 - W5 — Projektowany hydrant nadzienia DN80
 - Z11,Z2,Z3 — Zasuwki wodociągowe

Przed przysięgnięciem do proc. należy wykonać pomiary geodezyjne punktów wysokościowych połączeń istniejącej instalacji z projektowaną w celu zwykniowania podanych rzędnych wysokościowych na mapie i profilu.

W przypadku rozbiórki należy skompletować się z projektantem. Podczas realizacji należy liczyć się z możliwością rozbiórki istniejącego uzbrojenia w terenie w odniesieniu do danych podanych na mapie.

 ELENER Projekt Szechenyi Göndölkő 42B, 96-103, Budapest Proszimowa ul. Tieszkowa 41-93-020 Łódź Tel./fax (42) 633 07 60 tel. kom. 0 668 297 880 e-mail: proszimow@elener.net.pl www.elener.net.pl		TEMAT OFEROWANIA	
		PROJEKT BUDOWANY RZEBUDOWY SIECI WODOCIĄGOWEJ ZASILAJĄCEJ PROJEKTOWANYM HOPANIM ZWIĘZANYM DNEM NA POTRZEBY OCHRONY PRZECIWPÓDROKNEJ BUDOWNI PRZEDSZKOLA W SIOŁACH SZCZESZAKACH 19, GMINA NOWOSIOLA, 92-701 ŁÓDŹ	
Tytuł rysunku PROJEKT ZAGOSPODAROWANIA TERENU - RZEBUDOWA SIECI WODOCIĄGOWEJ			
PROJEKTANT	Eter Ing mgr inż. Piotr Szechenyi Nr upr.: LD/04/19/P005/06		
SPRAWDZICIE	mgr inż. Mariusz Stomski Nr upr.: LD/2868/P005/15		
ASISTENCI	mgr inż. Jarosław Muszyński mgr inż. Przemysław Zygorski mgr inż. Katarzyna Kępczyńska mgr inż. Adam Olsztyński		
OZNACZENIE 40.17.74 - Przewidziane Stwierdzenie	BRANŻA SANITARNIA	DATA 06.2017	SKALA 1:500
			NR. PIS.: 1