


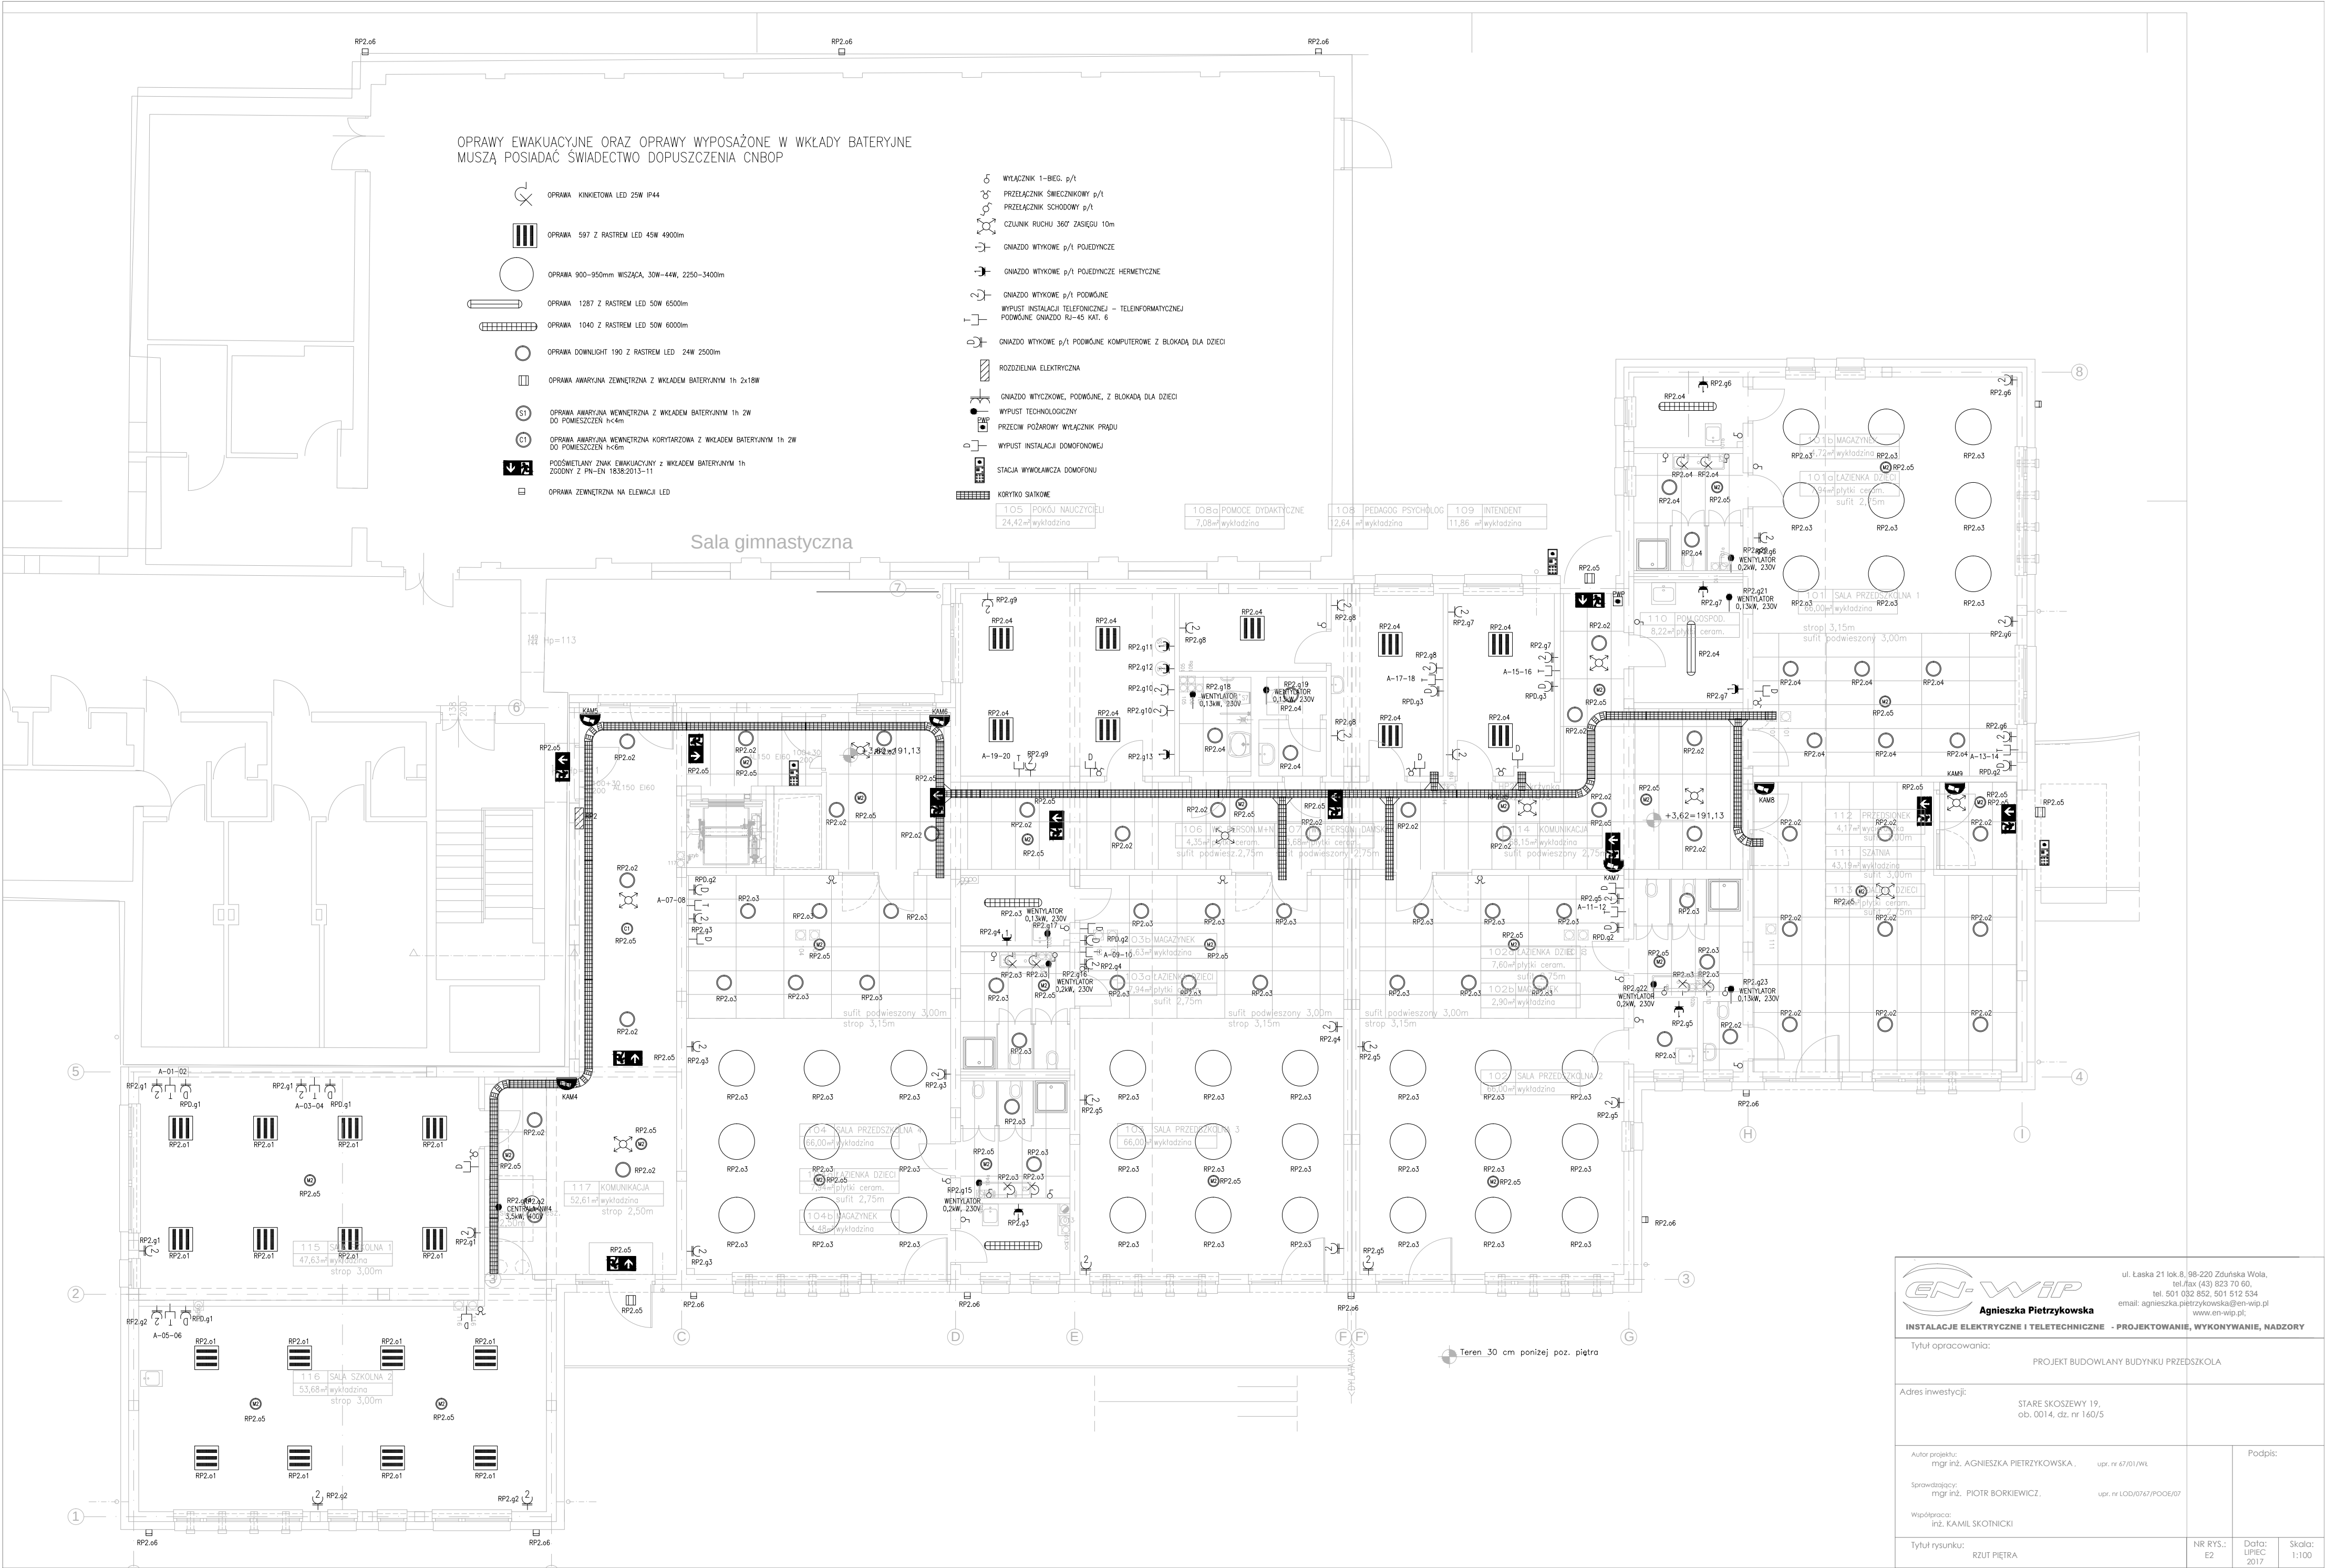

OPRAWY EWAKUACYJNE ORAZ OPRAWY WYPOSAŻONE W WKŁADY BATERYJNE
MUSZĄ POSIADAĆ ŚWIADECTWO DOPUSZCZENIA CNBP

- OPRAWA KINKIETOWA LED 25W IP44
- OPRAWA 597 Z RASTREM LED 45W 4900mm
- OPRAWA 900-950mm WISZĄCA, 30W-44W, 2250-3400mm
- OPRAWA 1287 Z RASTREM LED 50W 6500mm
- OPRAWA 1040 Z RASTREM LED 50W 6000mm
- OPRAWA DOWNLIGHT 190 Z RASTREM LED 24W 2500mm
- OPRAWA AWARYJNA ZEWNĘTRZNA Z WKŁADEM BATERYJNYM 1h 2x18W
- OPRAWA AWARYJNA WEWNĘTRZNA Z WKŁADEM BATERYJNYM 1h 2W DO POMIESZCZEŃ h<4m
- OPRAWA AWARYJNA WEWNĘTRZNA KORYTARZOWA Z WKŁADEM BATERYJNYM 1h 2W DO POMIESZCZEŃ h<6m
- PODSWIETLANY ZNAK EWAKUACYJNY Z WKŁADEM BATERYJNYM 1h ZGODNY Z PN-EN 1838:2013-11
- OPRAWA ZEWNĘTRZNA NA ELEWACJI LED

- WYŁĄCZNIK 1-BIEG. p/t
- PRZELĄCZNIK ŚWIECZKOWY p/t
- PRZELĄCZNIK SCHODOWY p/t
- CZUJNIK RUCHU 360° ZASIĘGU 10m
- GNIAZDO WTYKOWE p/t POJEDYNCZE
- GNIAZDO WTYKOWE p/t POJEDYNCZE HERMETYCZNE
- GNIAZDO WTYKOWE p/t PODWÓJNE
- WYPŁUST INSTALACJI TELEFONICZNEJ - TELEINFORMATYCZNEJ
- PODWÓJNE GNIAZDO RJ-45 KAT. 6
- GNIAZDO WTYKOWE p/t PODWÓJNE KOMPUTEROWE Z BLOKADĄ DLA DZIECI
- ROZDZIELNIA ELEKTRYCZNA
- GNIAZDO WTYCZKOWE, PODWÓJNE, Z BLOKADĄ DLA DZIECI
- WYPŁUST TECHNOLOGICZNY
- PRZECIW POŻAROWY WYŁĄCZNIK PRĄDU
- WYPŁUST INSTALACJI DOMOFONOWEJ
- STACJA WYWOŁAWCZA DOMOFONU
- KORYTKO SIATKOWE

Sala gimnastyczna

 Agnieszka Pietrzykowska INSTALACJE ELEKTRYCZNE I TELETECHNICZNE - PROJEKTOWANIE, WYKONYWANIE, NADZORY		ul. Łaska 21 lok.8, 98-220 Żduńska Wola, tel. 501 032 852, 501 512 534 email: agnieszka.pietrzykowska@en-wip.pl www.en-wip.pl		
Tytuł opracowania:		PROJEKT BUDOWLANY BUDYNKU PRZEDSZKOLA		
Adres inwestycji:		STARE KOSZEWY 19, ob. 0014, dz. nr 160/5		
Autor projektu: mgr inż. AGNIESZKA PIETRZYKOWSKA, upr. nr 67/01/PWL		Sprawdzający: mgr inż. PIOTR BORKIEWICZ, upr. nr LOD/0767/POOE/07		Podpis:
Współpraca: inż. KAMIL SKOTNICKI				
Tytuł rysunku: RZUT PIĘTRA		NR RYS.: E2	Data: LIPIEC 2017	Skala: 1:100